

UCHWAŁA NR XXXVI/311/21
RADY MIEJSKIEJ W KORONOWIE

z dnia 24 lutego 2021 r.

w sprawie wyrażenia zgody na ustanowienie ograniczonego prawa rzeczowego- służebności przesyłu na nieruchomości stanowiącej działki ewidencyjne położone w gminie Koronowo

Na podstawie art. 18 ust. 2 pkt. 9 lit. a ustawy z dnia 8 marca 1990r. o samorządzie gminnym (t.j. Dz. U. z 2020r. poz. 713 ze zm.), art. 13 ust. 1 ustawy z dnia 21 sierpnia 1997r. o gospodarce nieruchomościami (t. j. Dz. U. z 2020r. poz. 1990 ze zm.), art. 305¹ ustawy z dnia 23 kwietnia 1964r. Kodeks Cywilny (Dz. U. z 2020 r. poz. 1740) oraz § 3 pkt 2 Uchwały Nr XIV/134/07 Rady Miejskiej w Koronowie z dnia 28 listopada 2007 roku w sprawie zasad gospodarowania nieruchomościami komunalnymi, stanowiącymi własność Gminy Koronowo (Dz. Urz. Woj. Kuj. - Pom., Nr 147, poz. 2539) uchwala się, co następuje:

§ 1. Wyrazić zgodę na ustanowienie odpłatnej służebności przesyłu na rzecz ENEA Operator Sp. z o.o. z siedzibą w Poznaniu na nieruchomościach stanowiących działki ewidencyjne na terenie gm. Koronowo, stanowiących własność Gminy Koronowo:

1. działka nr 67/1 położona w Salnie, zapisana w KW BY1B/00087095/2,
2. działka nr 317/54 położona w Koronowie, zapisana w KW BY1B/00075911/2,
3. działki nr 231, 806, 807, 808, 809, 810 położone w Tryszczynie, zapisane w KW BY1B/00068312/1,
4. działka nr 2208 położona w Koronowie, zapisana w KW BY1B/00094036/3,
5. działki nr 166/12, 166/13 położone w Koronowie zapisane w KW BY1B/00044025/8,
6. działka nr 225 położona w Samociążku zapisana w KW BY1B/00083415,
7. działka nr 1594/3 położona w Koronowie zapisana w KW BY1B/00111329/0,
8. działka nr 477 położona w Tryszczynie, brak KW,
9. działka nr 2043/1 położona w Koronowie zapisana w KW BY1B/00075911/2,
10. działka nr 62 położona w Koronowie zapisana w KW BY1B/00072325/6,
11. działka nr 172/13 położona w Koronowie zapisana w KW BY1B/00093858/4,
12. działka nr 296 położona w Sitowcu zapisana w KW BY1B/00090445/5,
13. działka nr 1434 położona w Koronowie zapisana w KW BY1B/00084523/1,
14. działka nr 22/1 położona w Nowym Jasińcu, brak KW,
15. działka nr 98 położona w Okolu zapisana w KW BY1B/00092091/2.

§ 2. Służebność przesyłu polegać będzie na:

- 1) prawie do utrzymywania na nieruchomości obciążonej (na działkach wg załącznika) kablowych linii elektroenergetycznych średniego i niskiego napięcia ze złączami kablowymi .
- 2) prawie swobodnego, nieutrudnionego, nieograniczonego w czasie i miejscu, nieodpłatnego dostępu do urządzeń elektroenergetycznych celem ich konserwacji, napraw, wymiany na nowe, remontów, usuwania awarii, dokonywania przeglądów, prowadzenia inwestycji związanych z modernizacją i przebudową linii, przyłączaniem nowych odbiorców.
- 3) obowiązku powstrzymywania się przez każdorazowego właściciela nieruchomości obciążonej od takiego zagospodarowania nieruchomości w tym sadzenia drzew, które uniemożliwiłoby swobodny dostęp do urządzeń oraz prowadzenie prawidłowej ich eksploatacji.

§ 3. Uprawniony z tytułu służebności, niezwłocznie po wykonaniu każdorazowych czynności i prac na nieruchomości obciążonej zobowiązany jest przywrócić grunt do stanu pierwotnego.

§ 4. Umieszczenie przebiegu linii kablowych i złączy kablowych przedstawiono na załączniku graficznym do niniejszej uchwały.

§ 5. Wszelkie koszty związane z ustanowieniem służebności przesyłu, w tym opłaty sądowe oraz koszty umowy notarialnej pokrywa ENEA Operator Sp. z o.o.

§ 6. Wykonanie uchwały powierza się Burmistrzowi Koronowa.

§ 7. Uchwała wchodzi w życie z dniem podjęcia i podlega ogłoszeniu w sposób zwyczajowo przyjęty na terenie Gminy Koronowo.

Wiceprzewodniczący Rady
Miejskiej w Koronowie

Bogusław Jerzy Guziński

102. ①



poz. 2

SKALA 1 : 500

mgr inż. Andrzej Izbaner
geodeta
upn. 16722




16.10.2018

6640 754 2019 10 2010526107 00025002 01

mgr inż. Andrzej Izbaner
geodeta
dop. 6722

Skala 1:500
Koronowo

ID zgłoszenia: 6640636.2019 PUWG (2000* s.6 (18)
Mape wykonano dnia: 14.02.2019~~akt~~. wys. PL-EVRF2007-NH

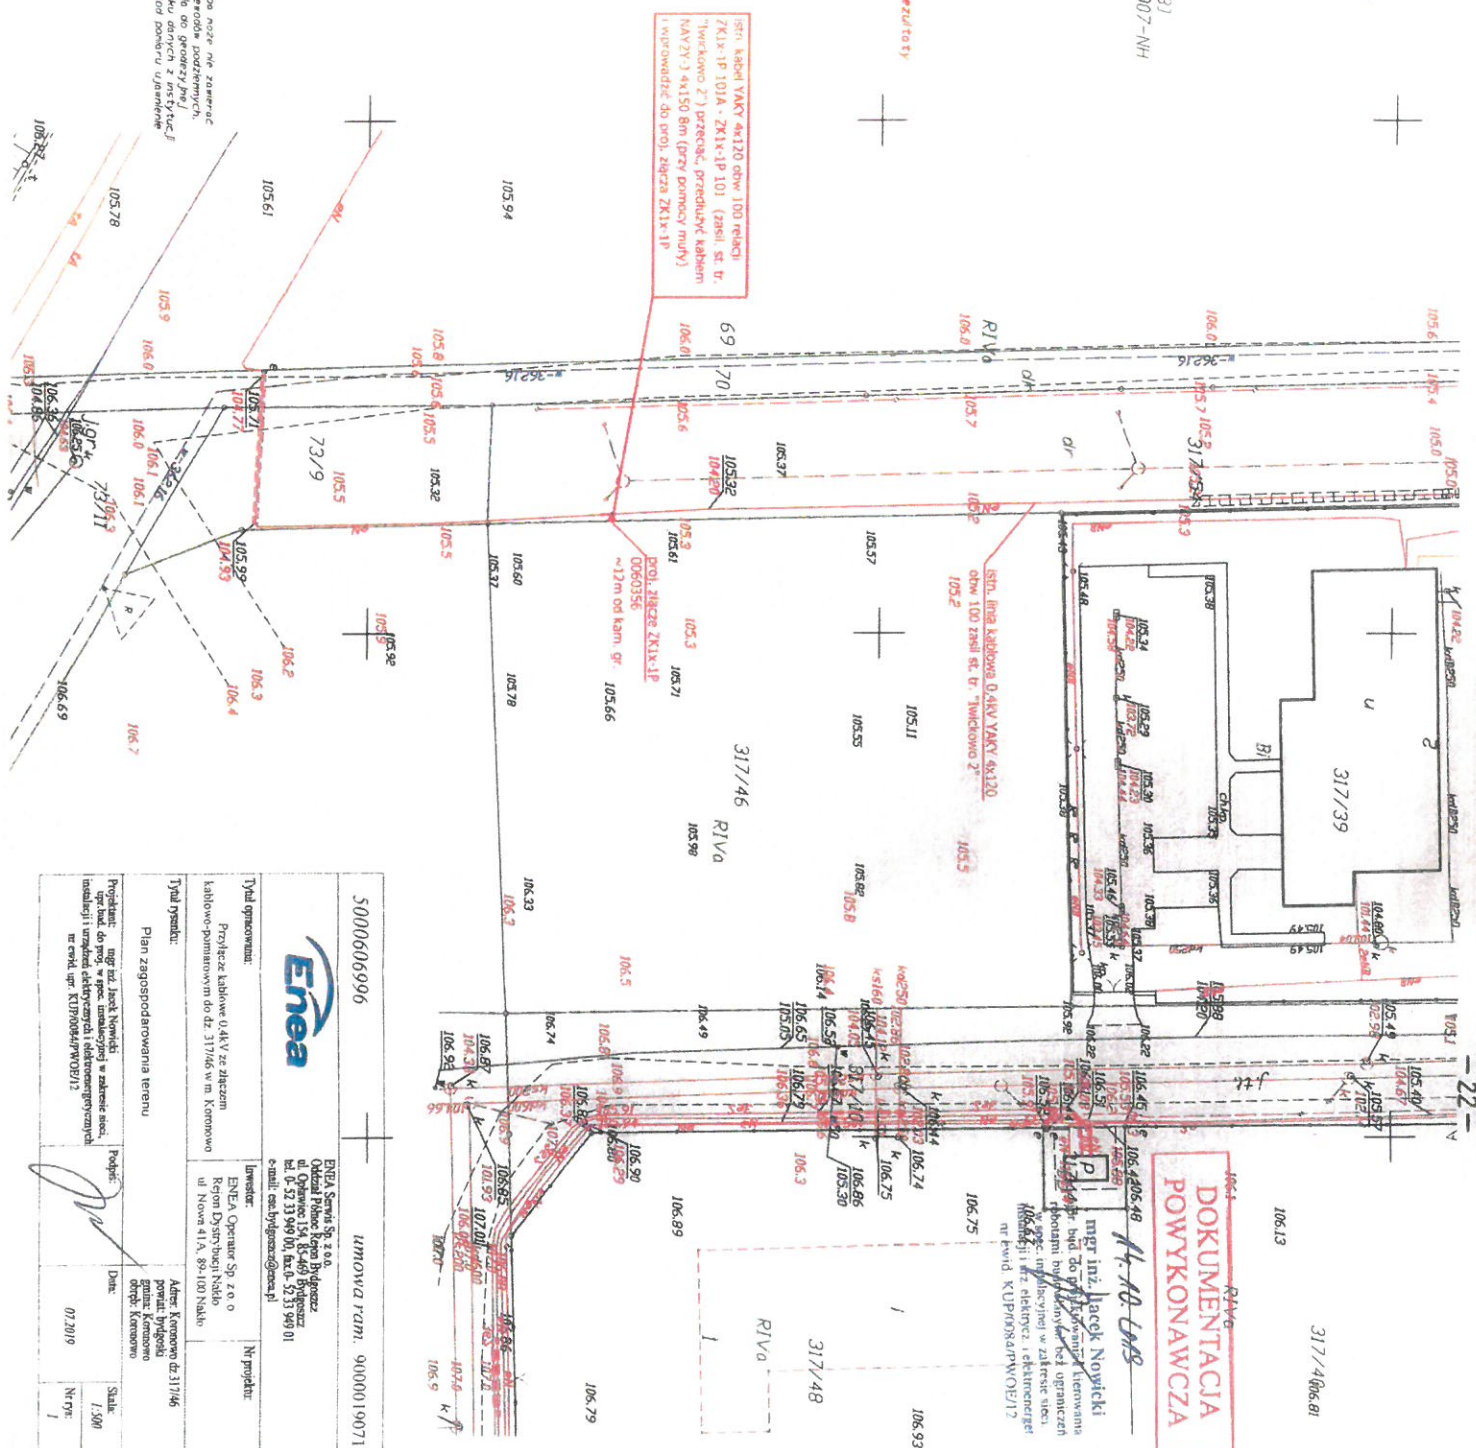[illegible]



USŁUGI W RUDOWNICTWIE
Andrzej Izbaner
ul. Ogrodowa 3A
86-010 K O R O N O W O
REGON 091573481 NIP 967-036-69-02

jednostka ewidencyjna: Koronowo
obręb: ewidencyjny: Trzyczyn
działka: 786

Inwentaryzacja sieci EN

SKALA 1 : 500

Ark. mapy: 6.195.20.03.2.1

Ks. rob. 8995/2020 Id. zgłoszenia 6640.2109.2020

Koronowo, dnia 15.04.2020

Wykonat: Andrzej Izbaner upr16722

mgr inż. Andrzej Izbaner
geodeta
upr. 16722

Potwierdzam, że niniejszy dokument został opracowany
w wyniku prac geodezyjnych i kartograficznych, których
rezultaty zostały oparte na technicznych przesłankach do ewidencji
podstawowego zasobu geodezyjnego.

dnia 16 KWI 2020

16 KWI 2020 6640.2109.2020

mgr inż. Andrzej Izbaner
geodeta
upr. 16722

DOKUMENTACJA
POWYKONAWCZA


13.03.2020

		Umowa ramowa 9000019071	
Tytuł opracowania: Projektacja kadłubowa O.A.V. do gaz. z 186 w m. Karcnowo ul. Miłkowska		Inwestor: Inwestor Oparta Sp. z o.o. Rejon Dystryktu Nakiło ul. Nowa 41/A, 01-501 Nakiło	
Tytuł rysunku: Plan zagospodarowania terenu		Nr projektu: 2186	
Projektant: mgr inż. Jerzy Norkowski Instalacje do gaz. i ciepła: instalacjej w zakresie sieci instalacji i urządzeń odgrzewających i odciepławiających w: ewid. ipr. KUD00844PWOBE12		ENEA Sienią Sp. z o.o. Oddział Płock - z siedzibą w Płocku ul. 11-go Stycznia 10, 08-110 Płock tel./f. 22 73 949 100, fax/f. 22 73 949 81 e-mail: sc.brygadz@energia.pl	
Data: 10.2019		Adres Karcnowo 4 gm. Karcnowo powiat. Płocki okręg. Karcnowo	
Skala: 1:500		Nr rys: 1	



Za zgodność kopii
z oryginałem mapy
do celów projektowych
Jacek Nowicki

obszór aktualizacji

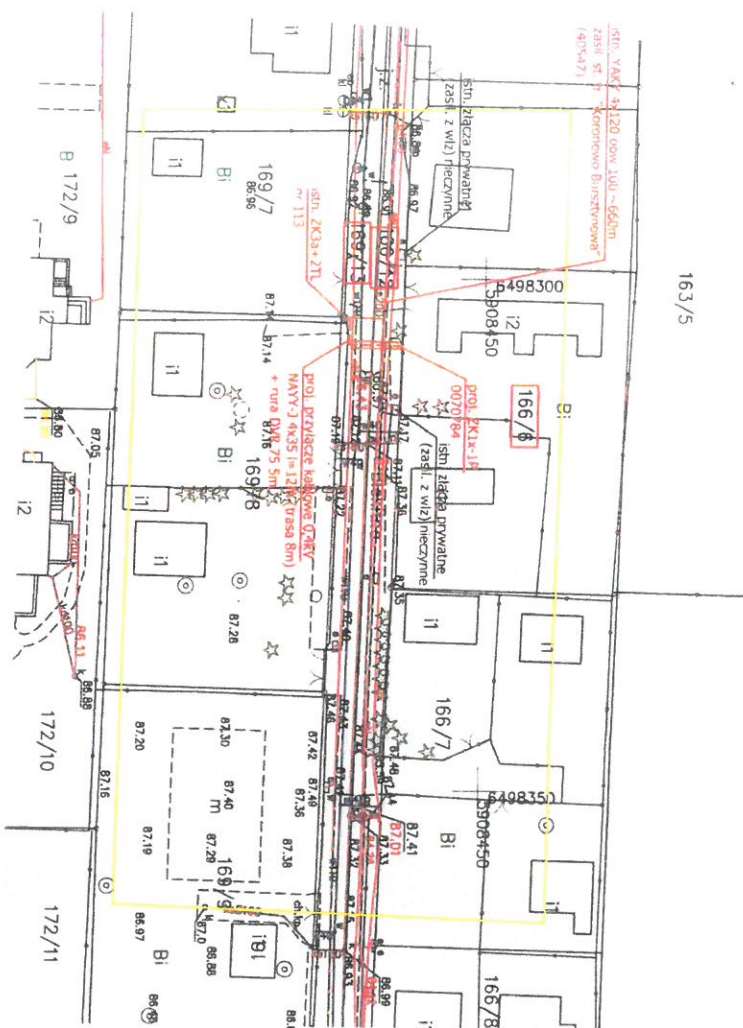

31.03.1920

Jacek N.

SKALA 1 : 500

Ks. rob. 8901/2019 Id. zgłoszenia 6640.7674.2019


Nie wykonano usiadczenia obciadczen stuzebnosciami gruntowymi
Sieci projektowane- stan na dzien 04.11.2019r

Wykonat: Andrzej Izbaner

Pripadovito na 2 milijardi stanovnika, najviše stanovnika u svijetu. prae: paleozojski; mezozojski; kenozojski; klasični razdoblja zemlje opasni: ledenički uplasci na europskoj i indonezijskoj poluotokovima; potresi paleozojskog i kenozojskog	Starost svijeta 4.5 milijardi godina
Najveći kontinenti najveći kontinenti - azijski najmanji kontinenti - antarktika najmanji kontinenti - antarktika najmanji kontinenti - antarktika najmanji kontinenti - antarktika	Paleozojski kontinenti

Za zgodność kopii
z oryginałem mapy
do celów projektowych
Jacek Nowicki

500065/0185		umowa ram. 900001907	
Ytala gromadna: Pracownia inżynierska kablowa o.o. sp. z o.o. 10-016 w m. Koronowo ul. Białynie		ENEA Sernia Sp. z o.o. Oddział Płomień Kocioł Białogłaz ul. Opatowska 134 83-640 Białogłaz tel. 0-52 33 949 04, fax 0-52 33 949 01 e-mail: ces.bialoglaz@energia.pl	
Typ umowy: Plan i zagospodarowanie terenu		Wariant: ENEA Operator Sp. z o.o. Region Czarnybasz Nisko ul. Nowa 41A 89-100 Nisko	
Projektant: mgr inż. Jacek Kowalski ul. Włocławek 10 w sp. z o.o. warianty w zakresie sieci i urządzeń elektrycznych i elektroenergetycznych ul. ewa 1 sp. z o.o. KUTYŃSKI/POB/12		Adres: Koronowo dz. 16/66 gm. Koronowo pow. Koronowski woj. łódzkie	
Podpis:		Termin:	
Data:		Nr projektu:	
12/2019		16/66	
Skala:		Nr try:	
1:500		I	

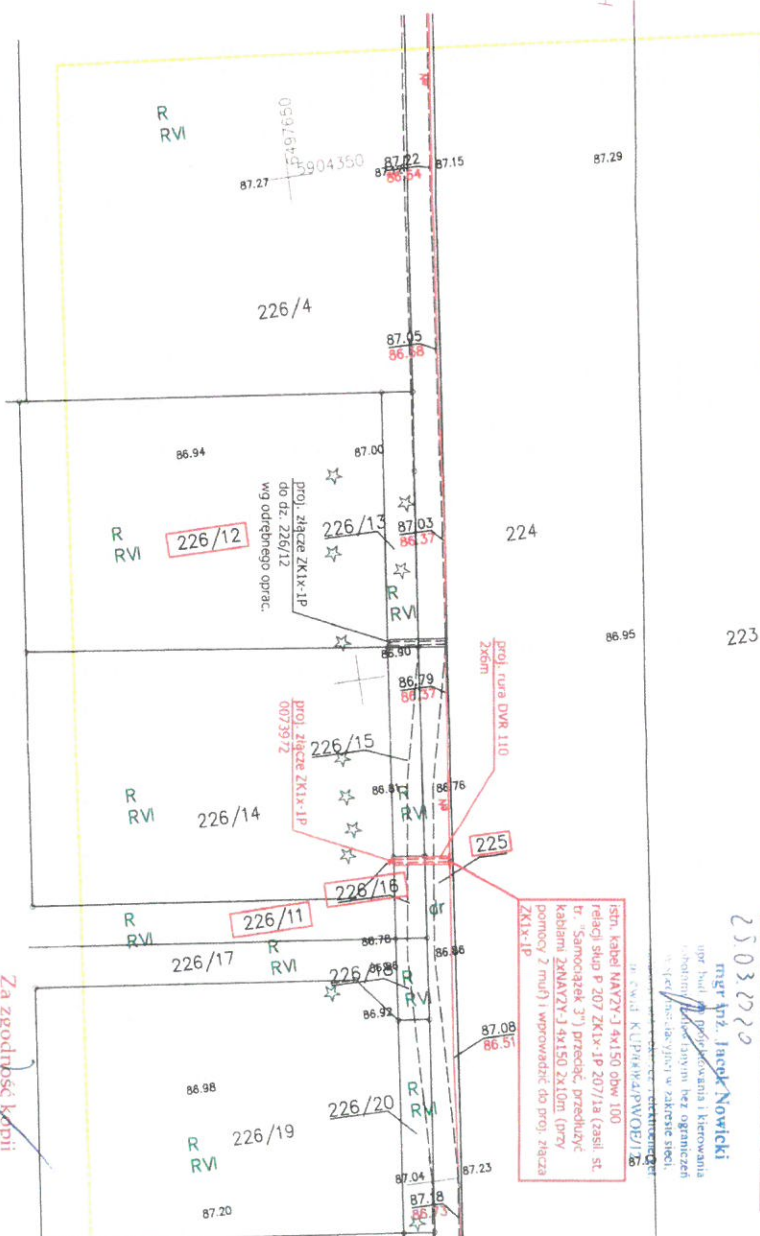[illegible]

obszar aktualizacji

DOKUMENTACJA
POWYKONAWCZA

25.03.2020

mgr inż. Jacek Nowicki
mgr bud. w projektowaniu i kierowaniu
robotami. Wykonywanie prac bez ograniczeń
w zakresie stawiania w zakreście stali.

IN C.W.I.D. KUPHAKHYA/PWOF/120

istn. kabbel NAWYŻ-3 4x150 ØBW 100
relacji stup P 207 ZK1x-1P 207/1a (zasil. st
t. "Samoczątek 3") przekaz. przesłuzzyć
kabelami ZNAWYŻ-3 4x150 ZK10m (przy
pomocy 2 muł) i wprowadzić do proj. złącza
ZK1x-1P

Za zgodność kopii
z oryginalnym mapy
do celów projektowych
Jacek Nowicki

nie wyklucza się istnienia w terenie innych niezidentyfikowanych urządzeń podziemnych,

których nie wykryto w trakcie pomiaru.

[illegible]

jednostka ewidencyjna: Koronowo
obręb ewidencyjny: Samociżek
działka: 226/11

Inwentaryzacja sieci en

SKALA 1 : 500

Ark. mapy: 6.196.20.04.4.1


Ks. rob. 8990/2020 Id. zgłoszenia 6640.2052.2020

Koronowo, dnia 23.04.2020r

Wykonot: Andrzej Izboner upr16722

USŁUGI W BUDOWNICTWIE
Andrzej Izboner
ul. Ogrodowa 34
86-010 K O R O N O W O
REGON 091573481 NIP 961-006-66-00

mgr inż. Andrzej Izboner
geodeta
upr. 16722

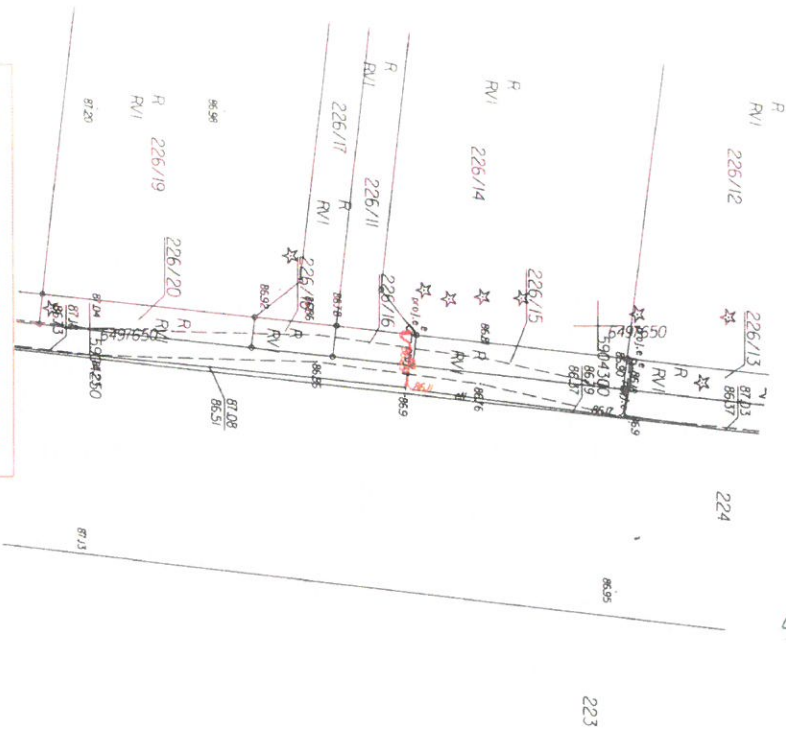

Pracownia sp. z o.o. niniejszy dokument został opracowany
w oparciu o dane geodezyjne i kartograficzne, które
nie gwarantujemy, że są one prawdziwe i nie ponosimy
odpowiedzialności za ich dokładność i kompletność.

dnia 21.04.2020

by zgłoszenia 6640.2052.2020

mgr inż. Andrzej Izboner
geodeta
upr. 16722

Nie wykluco się istnienia w terenie
innych niezidentyfikowanych urządzeń podziemnych,
których nie wykryto w trakcie pomiaru.

Załącznik do zgłoszenia
znak WB 6/43. 8.2020
z dnia 13.04.2020

jednostka ewidencyjna: 040304_5, Koronowo-G
obręb: ewidencyjny: 0027, Trzyczyn
działka nr 399/28,

**DOKUMENTACJA
POWYKONAWCZA**

6.04.2020

MAPA DO CELÓW PROJEKTOWYCH

SKALA 1 : 500

PUWG "2000" s. 6 Układ wysokości PL-EVRF2000
Arkusz mapy 6.195.20.08.1.2

Ks. rob. 8849/2019 Id. zgłoszenia 6640.6111.2019


Nie wykonano ustalenia obciążeń służebnościami gruntowymi
Sieci projektowane – stan na dzień 15.10.2019r

Koronowo, dnia 02.11.2019r
Wykonat: Andrzej Izbaner
upr. 16722

mgr inż. Jacek Nowicki
upr. bud. do projektowania i kierowania
robotami budowlanymi, ograniczonego
zakresu, w zakresie: instalacji i urz.
nr ewid. KUPR004/PRWO/0E12

Podsumowanie skł. ze niniejszy dokument został opracowany w oparciu o: geodezyjne i kartograficzne, własne pomiary zestawienie specyfikacji technicznych i ewidencji instalacji podziemnego zasilania geodezyjnego i kartograficznego	
Opis przedmiotu zamówienia zob. projekt i kartograficzny	STAROSTA BYDGOSKI
Wzrosty i ewidencja zob. projekt i kartograficzny	PAKCIENI
Opis przedmiotu zamówienia zob. projekt i kartograficzny	
Opis przedmiotu zamówienia zob. projekt i kartograficzny	

Za zgodność kopii
z oryginałem mapy
do celów projektowych
Jacek Nowicki

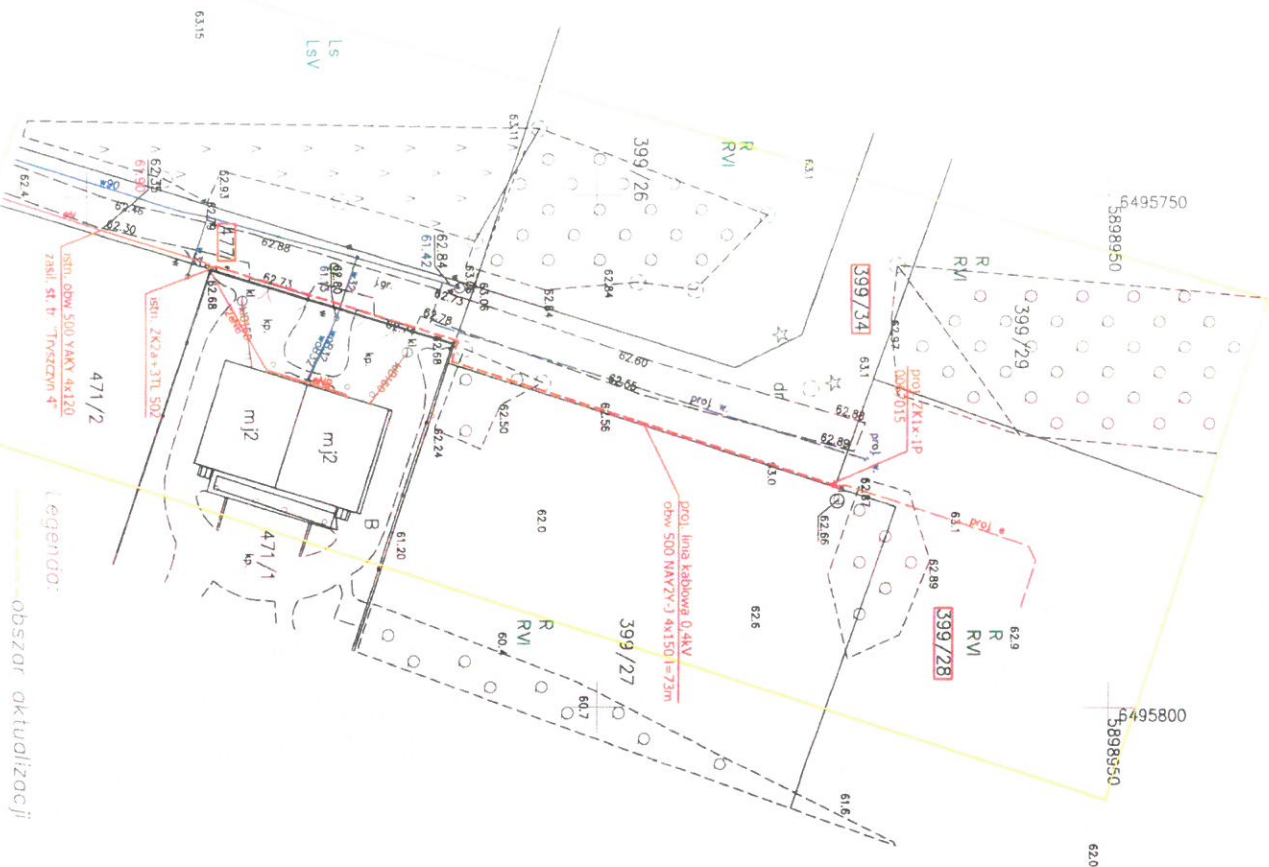

5000608156

umowa pzm. 9000019071




ENEA Sp. z o.o.
Ogólny Powszechny Dystrybutor
Energii Elektrycznej
ul. 31.33 449 00, fax 0-23 33 949 01
e-mail: eed.budowlany@enea.pl

Typ projektu: Linia kablowa 0,4kV ze złączami
Kablowo-Promiennym do dz. 399/28
w m. Trzyczyn gmin Koronowo

Plan zagospodarowania terenu

Projektant: mgr inż. Jacek Nowicki
upr. bud. do projektowania i kierowania
robotami budowlanymi, ograniczonego
zakresu, w zakresie: instalacji i urz.
nr ewid. KUPR004/PRWO/0E12

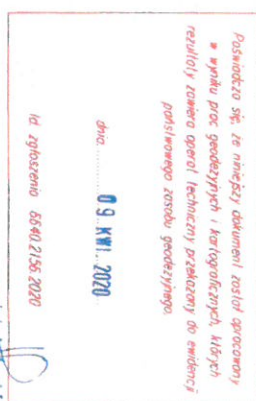

USEUOI W RUDOWNICTWIE
Andrzej Jankowiak
ul. Ogrodników 34
86-010 K O R O N O W O
REGON 021573461 NIP 967-036-69-95

jednostka ewidencyjna: Koronowo
obręb ewidencyjny: Trzuszczyn
działka: 399/28

Inwentaryzacja sieci en
SKALA 1 : 500

Ark. mapy: 6.195.20.03.3.2

Ks. rob. 8996/2020 Id. zgłoszenia 6640.2156.2020

Koronowo, dnia 07.04.2020r

Wykonat: Andrzej Izboner upr16722

mgr inż. Andrzej Leboner
geodeta
dop. 16722

jednostko ewidencyjny: Koronowo
obręb ewidencyjny: Koronowo
działka: 2000

Inwentaryzacja sieci eNN.

SKALA 1 : 500

Ark. mapy: 6.198.20.19.2.4


Ks. rob. 9046/2020 Id. zgłoszenia 6640.4128.2020

Koronowo, dnia 19.06.2020r

Wykonat: Andrzej Izboner upr16722

USTAWA W BUDOWANIE
Andrzej Izboner
ul. Ogrodowa 14
96-010 KORONOWO
REGON 091373461 NIP 527-272-77-61

mgr inż. Andrzej Izboner
Geodeta
upr. 16722

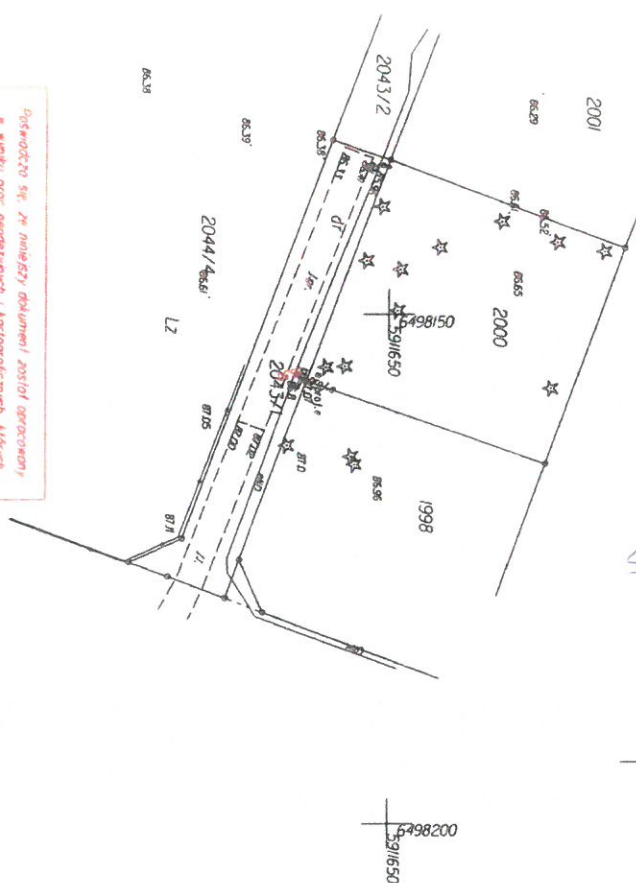


Posiadaczem są. 24 numeru dokumentu został opracowany
w oparciu o dane geodezyjne i kartograficzne. Wskazano
tereny, które zostały przekazane do ewidencji
posiadacza z siedzibą geodezyjną.

12 CZE. 2020

Id. zgłoszenia 6640.4128.2020

mgr inż. Andrzej Izboner
Geodeta
upr. 16722

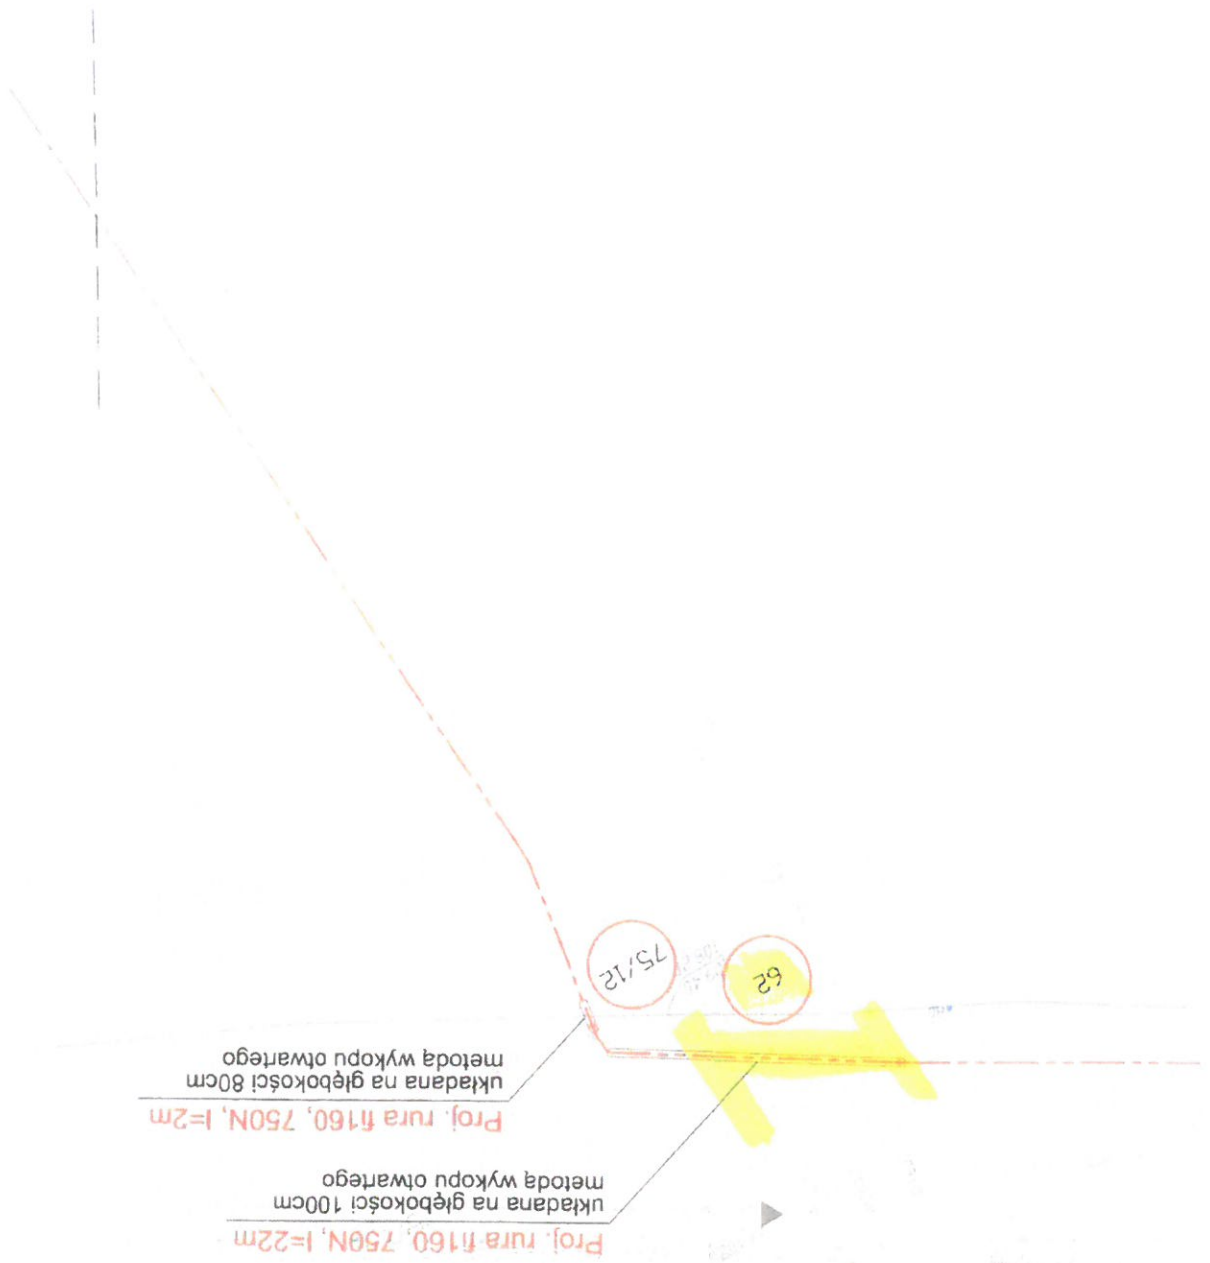

obszar aktualizacji

jednostka ewidencyjna: 040304_4, Koronowo-M
obręb: ewidencyjny: 0001, Koronowo
działka nr 172/7

SKALA 1 : 500

Arkusze mapy 6.197.20.09.4.2

Ks. rob. 8950/2020 Id. zgłoszenie 0040.134.2020

 Koronowo, dnia 04.02.2020r

 
Wykonat: Andrzej Izbaner

Wykonat: Andrzej Izbaner

Oznaczenia budynków przedstawiono wg. K.S.M.

издательство «Электроника»
по кат. КиПротДатВот/17

Jacek Nowicki

[illegible]

Problematyka: mgr inż. Marek Nowicki sprzątał ze śmieci, odpadów w garażu oraz instalacji i urządzeń elektrycznych i elektroniki w cenie: spr. KUT/0064/PNOE/12		50006/12531
Typu dyskusji: Plan zagospodarowania terenu		Typu umowy: Pracownicy energetyczne nadawców 0,4Mv do dr. 1727 w m. Kołomyj ul. Trzechowa 7
Podpis: 		Investor: ENEA Szwecja Sp. z o.o. Oddział Północny Region Bydgoszcz ul. Operowa 154, 85-466 Bydgoszcz tel. 6-52 315 100 e-mail: ewa.bryczkowska@energia.pl
Data: 02.2020		Adres Klienta: ENEA Operator Sp. z o.o Region Dąbrowa/Nadzieja ul. Nowa 41A, 88-100 Nadzieja
Stake: 1,500		Nr projektu: 1
Nr Nr: 1		Adres Klienta: ENEA Operator Sp. z o.o Region Kołomyj Główny Samochód

Mapa roślino zwierzyńcowa z okrusza mody
zościnie; onologowej 344 322.253

jednostka ewidencyjna: 040304_5,
obwód: ewidencyjny: 0022. Siłowiec
działka nr 293/10

OPRÓCZ
DOKUMENTACJA
POWYKONAWCZA
24.06.1969

SKALA 1 : 500

Arkusz mapy 6.198.18.05.2.1

Ks. rob. 8935/2019 Id. zgłoszenia 6640.8826.2019

Sieci projektowane – stan na dzień 05.03.2020r

Koronowo, dnia 06.03.2020r

Wykonat: Andrzej Izbaner



Przebadane były te niżej wymienione zestawy opracowane w oparciu o por. genetyczny i karyotypizację. Wzrost rezultatów zaimp. genów (techniczny wzrost) do ewent. materialu poliploidalnego zrostu genetycznego i karyotypizacyjnego. typ: przewidywany wzrost genetyczny i karyotypizacyjny	identyfikacja eukaryotycznej nielubianej zrostu - (genetyczny wzrost) Dane opisujące genetyczny wzrost i karyotypizację do ewent. nielubianej zrostu typ: nielubiane i genetyczny wzrost nielubiane i genetyczny wzrost	STANOWISZ BUDOWSKI 1962/2021
--	---	--

~~Za zgodność kopii
z oryginałem inapy
do celów projektowych
Jacek Nowicki~~

500666717		umowa ram. 9000019071	
		ENEA S.p.A. z o.o. ul. Włocławska 154-156 Bydgoszcz ul. Ogardowa 154-156 Bydgoszcz tel. 02 52 311700 e-mail: ena_hydrocar@ennea.pl	
Tytuł oferty:		Instalacja:	
Przebudowa energetycznej kabiny o MW do 0,238310 w m. Siemonec gm. Kołomyjsko		ENEA Operator Sp. z o.o. Region Przemysłu Nisko ul. Nowa 41A, 89-100 Nalibno	
Tytuł zapytania:		Nr projektu:	
Plan zagospodarowania terenu		Adres: Energetyka do 23/010 powierz. projektów gminie: Kołomyjsko okręgu: Siemonec	
Projektant: mgr inż. Jacek Nowicki uprawn. do proj. w spec. instalacji w zakresie sieci energetycznych o napięciu znamionowym powyżej 10 kV in ewid. proj. KXP/0048/PV/02/12		Podpis: 	
		Data:	
		02.2020	
		Skala:	
		1:500	
		Nr prc:	
		1	

USTUGI W BUDOWNICTWIE
Andrzej Izbaner
ul. Ogrodowa 34
86-010 K O R N O W O
REGON 141573481 NIP 967-036-69-96

USTUGI W BUDOWNICTWIE
Andrzej Izbaner
ul. Ogrodowa 34
86-010 K O R N O W O
REGON 141573481 NIP 967-036-69-96

 
USTUGI W BUDOWNICTWIE
Andrzej Izbaner
ul. Ogrodowa 34
86-010 K O R N O W O
REGON 141573481 NIP 967-036-69-96

USTUGI W BUDOWNICTWIE
Andrzej Izbaner
ul. Ogrodowa 34
86-010 K O R N O W O
REGON 141573481 NIP 967-036-69-96

USTUGI W BUDOWNICTWIE
Andrzej Izbaner
ul. Ogrodowa 34
86-010 K O R N O W O
REGON 141573481 NIP 967-036-69-96

USTUGI W BUDOWNICTWIE
Andrzej Izbaner
ul. Ogrodowa 34
86-010 K O R N O W O
REGON 141573481 NIP 967-036-69-96

USTUGI W BUDOWNICTWIE
Andrzej Izbaner
ul. Ogrodowa 34
86-010 K O R N O W O
REGON 141573481 NIP 967-036-69-96



USTUGI W BUDOWNICTWIE
Andrzej Izbaner
ul. Ogrodowa 34
86-010 K O R N O W O
REGON 141573481 NIP 967-036-69-96

USTUGI W BUDOWNICTWIE
Andrzej Izbaner
ul. Ogrodowa 34
86-010 K O R N O W O
REGON 141573481 NIP 967-036-69-96

USTUGI W BUDOWNICTWIE
Andrzej Izbaner
ul. Ogrodowa 34
86-010 K O R N O W O
REGON 141573481 NIP 967-036-69-96

USTUGI W BUDOWNICTWIE
Andrzej Izbaner
ul. Ogrodowa 34
86-010 K O R N O W O
REGON 141573481 NIP 967-036-69-96

USTUGI W BUDOWNICTWIE
Andrzej Izbaner
ul. Ogrodowa 34
86-010 K O R N O W O
REGON 141573481 NIP 967-036-69-96

Legenda:
Znaczniki
Odczyt składowości

Jednostka ewidencyjna: 040304_5, Koronowo-G
obręb: ewidencyjny: 0027, Trzyczyn

działka nr 809, 810 i inne

MAPA DO CELÓW PROJEKTOWYCH

SKALA 1 : 500

PUWG "2000" s. 6 Układ wysokości PL-EVRF2007-NH
Aktusz mapy 6.195.20.03.2.1 i inne

Ks. rob. 8849/2019 Id. zgłoszenia 6640.6111.2019

Nie wykonano ustaleniu obciążen służebności w tym celu
Sieci projektowane - stan na dzień 05.10.2019r.
Koronowo, dnia 08.11.2019r

Wykonot: Andrzej Izbaner

30.06.2020


mjr inż. Jacek Nowicki

upr. bud. ob. projektanta i kierownika
robotami budowlanymi bez ograniczeń
w spec. instalacji w zakresie sieci,
instalacji i urządzeń elektrycznych i elektroenergetycznych
nr ewid. KUTP004/PMWOE/12

Podpisano na: za niniejszym dokumentem został doręczony w tym celu projektanta i kierownika robotami budowlanymi bez ograniczeń w spec. instalacji w zakresie sieci, instalacji i urządzeń elektrycznych i elektroenergetycznych nr ewid. KUTP004/PMWOE/12	STAROSTA BYDGOSKI
Podpisano: mjr inż. Jacek Nowicki	PAWEL

Nie wykuczo się istnienie w terenie
których nie wykuczo w trakcie pomiaru

 Za zgodność kopii
z oryginałem mapy
do celów projektowych
Jacek Nowicki

5000687557		umowa pom. 9000019071	
		ENEA S.A. z siedzibą w Bydgoszczy ul. Wolności 1, 85-100 Bydgoszcz tel. 0-22 3131700 e-mail: eae.bydgoszcz@enea.pl	
Tytuł opracowania: Przebieg kablowy 0,4 kV ze złączem kablowo-pomiarowym dla zasilania dz. 774 w m. Trzyczyn ul. Leśna gm. Koronowo		Inwestor: Enea Operator Sp. z o.o. Rejon Dystryktu Nakiło ul. Nowa 41A, 80-100 Nakiło	
Tytuł rysunku: Plan zagospodarowania terenu		Adres: Trzyczyn dz. 774 powiat bydgoski gmina Koronowo obręb Trzyczyn	
Projektant: mgr inż. Jacek Nowicki upr. bud. ob. projektanta i kierownika robotami budowlanymi bez ograniczeń w spec. instalacji w zakresie sieci, instalacji i urządzeń elektrycznych i elektroenergetycznych nr ewid. KUTP004/PMWOE/12		Data: 04.2020	
Podpis: 		Skala: 1:500	
Nr rys.: 1		Nr pr.: 1	

USTALNI W BUDOWY NIECH
Andrzej Izbaner
ul. Ogrodowa 34
85-010 K O R O N O W O
REGON 091573481 NIP 651-035-69,65

REGON 091573481 NIP 057-03569-95

REGON 091573481 NIP 057-03569-95

 
REGON 091573481 NIP 057-03569-95

REGON 091573481 NIP 057-03569-95

REGON 091573481 NIP 057-03569-95

REGON 091573481 NIP 057-03569-95

REGON 091573481 NIP 057-03569-95



REGON 091573481 NIP 057-03569-95

REGON 091573481 NIP 057-03569-95

REGON 091573481 NIP 057-03569-95

MAPA DO CELÓW PROJEKTOWYCH

PUWG "2000" s. 6 Układ wysokości PL-EVRF2007-NH
Arkusz mapy 6.196.20.23.4.3 i inne

Ks. rob. 8995/2020 Id. zgłoszenia 6640.2109.2020

Nie wykonano ustalenia obciążeń służebnościami gruntowymi Sieci projektowane – stan na dzień 25.03.2020r

Koronowo, dnia 15.04.2020r

Wykonał: Andrzej Izbaner

**DOKUMENTACJA
POWYKONAWCZA**

2007.2020

mgr inż. Jacek Płowicki
upr. bud. do projektowania i kierowania
robotami budowlanymi bez ograniczeń
w spec. instalacyjnej w zakresie sieci,
instalacji i upr. elektrycz. i elektroenerget.
nr ewid. KUP/0084/PWOE/12

[illegible]

Za zgodność kopii
z oryginalnym mapą
do celów projektowych
Jacek Nowicki

5000698101 Enea		Typ umowy: Przebiegała kolumna 6 AIV na złączem kablowo-powietrznym na os. 783/2 w Trzyczczynie ul. Leśna gm. Komornowo	
Plan zagospodarowania terenu		Plan zagospodarowania terenu	
Projektant: mgr inż. Jacek Nowicki ul. Lipki 6, 78-100 Trzyczczyna tel. 78 331 31 70 e-mail: est.bvd@gsz@poczta.onet.pl		Projekt: ENEA Services Sp. z o.o. Odział w Trzyczczynie ul. Opławy 15-4 78-469 Byszyce tel. 0-52 331 31 70 e-mail: est.bvd@gsz@poczta.onet.pl	
Data: 04.2020		Wzrost: ENEA Operator Sp. z o.o. Rogoż Dąbrzynie Nisko ul. Nowa 41A, 88-100 Nisko	
Staż: 1:500		Wzrost: Adres: Trzyczczyna dz. 783/2 powiat Bydgoski gmina Komornowo obiec. Trzyczczyna	
Wzrost: 1:500		Wzrost: 1:500	

BIURO WYKONAWCZWE
Andrzej Izbaner
ul. Ogrodowa 34
85-010 K.O. R.O.N.O. W.O.
REGON 14134461 NIP 667 034 66-95


Jednostka ewidencyjna: Koronowo
obręb: ewidencyjny: Trzyszczyń
działka: 783/2

Inwentaryzacja sieci eN

SKALA 1 : 500

Ark. mapy: 6.195.20.03.2.1 i inne
Ks. rob. 9069/2020 Id. zgłoszenia 6640.4842.2020
Koronowo, dnia 12.08.2020r

Wykonat: Andrzej Izbaner upr16722 mgr inż. Anna Izbaner
geodeta

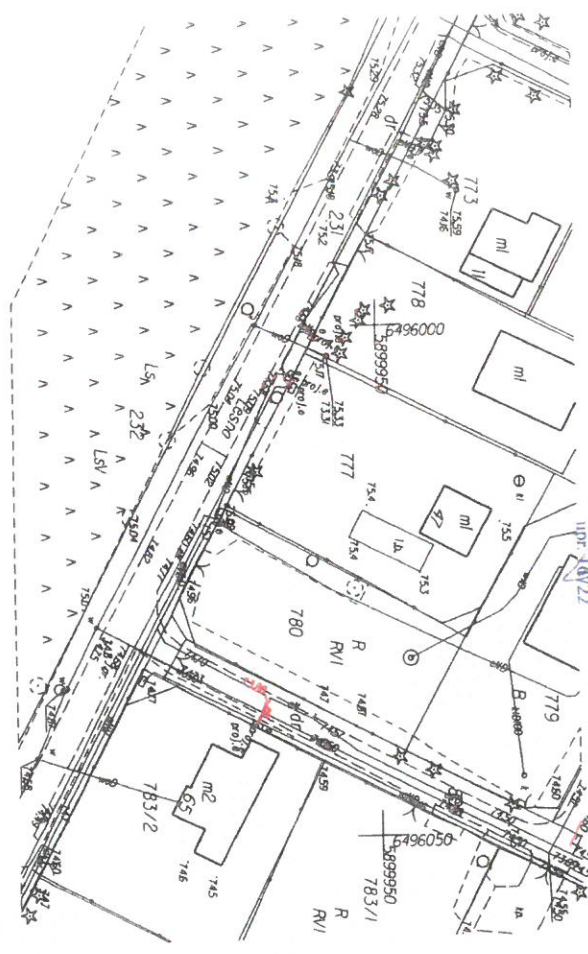

Prośbę o wydanie tego dokumentu w formie elektronicznej
w wyniku prac geodezyjnych i kartograficznych, których
rezultaty zawiera operat techniczny przyjęty do ewidencji
projektowego zasobu gminnego

w dniu 27 SIE 2020
Pozostało mu identyfikować ewidencyjne nieruchomości zasobu:
P.0403.2.020 453

mgr inż. Andrzej Izbaner
geodeta
upr16722

Ing. inż. Jacek Nowicki
upr. bud. do projektowania i kierowania
robotami budowlanymi bez ograniczeń
w spec. instalacyjnej w zakresie sieci,
instalacji i urz. elektrycz. i elektroenerge-

Nie wykluczo się istnienia w terenie

których nie wykryto w trakcie pomiaru.

Jacek Nowicki

Limov'a Ram. 9000019071

ul. Opławiec 154, 85-469 Bydgoszcz
tel. 0-52 3131700

Nr projektu:

Region 175 stýbucji Naklo
ul. Nowa 41A, 89-100 Naklo



ENEA Sernis Sp. z o.o.
Oddział Północ Region Bydgoszcz
ul. Oplawiec 154, 85-469 Bydgoszcz
tel. 0-52 3131700

umov'a ram. 9000019071

Investor:	Nr projektu

ul. Nowa 41A, 89-100 Nakło

Adres: Tyszczyń dz. 778

gmina: Koronowo
obwód: Tyszczyński

Podpis: _____ Data: _____ Skala: 1:500

NOTES

Age Group	1970 (%)	1980 (%)	1990 (%)
15-24	~15	~25	~35
25-34	~45	~45	~45
35-44	~45	~45	~45
45-54	~45	~45	~45
55-64	~45	~45	~45
65+	~10	~10	~10

jednostka ewidencyjna: Koronowo
obręb: ewidencyjny: Trzuszczyn
działka: 778

Inwentaryzacja sieci en

SKALA 1 : 500

Ark. mopy: 6.195.20.03.2.1


Ks. rob. 9069/2020 Id. zgłoszenia 6640.4842.2020

Koronowo, dnia 12.08.2020r

Wykonat: Andrzej Izbaner upr16722

mgr inż. Andrzej Izbaner
geodeta
upr. 16722

STACJA W BUDOWNICTWIE
Andrzej Izbaner
ul. Ogrodowa 34
85-010 KORONOWO
REGON 081873481 NIP 867-085-88-95

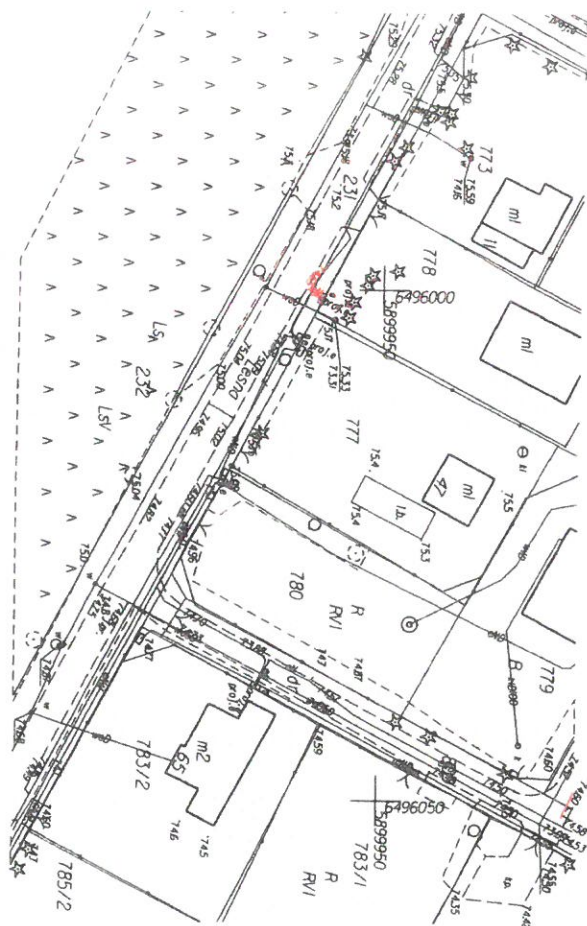

Powiadacza słu. An. niniejszy dokument został opracowany
w wyniku prac geodezyjnych i kartograficznych, których
rezultaty zawiera oparł techniczny przysięgę do ewidencji
podstawowego zasobu geodezyjnego

w dniu 27 SIE 2020

I nadano mu identyfikator ewidencyjny numeru zasobu:

P.0403.2.0.20 14505

mgr inż. Andrzej Izbaner

geodeta
upr. 16722

USŁUGI W BUDOWNICTWIE
Andrzej Izbaner
ul. Ogrodowa 34
85-010 K O R O N O W O
REGON 081573481 NIP 667135540 uc

Jednostka ewidencyjna: Koronowo

obręb: ewidencyjny: Tryszczyń

działka: 777

Inwentaryzacja sieci en

SKALA 1 : 500


Ark. mapy: 6.195.20.03.2.1

Ks. rob. 9069/2020 Id. zgłoszenia 6640.4842.2020

Koronowo, dnia 12.08.2020r

Wykonat: Andrzej Izbaner upr16722

mgr inż. Andrzej Izbaner
geodeta
upr. 16722

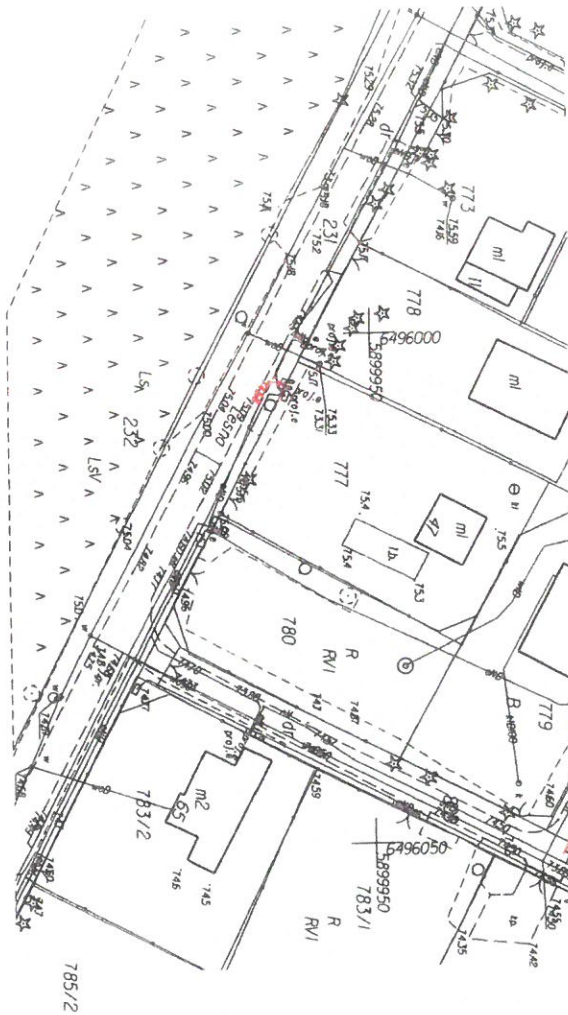

Posiadać się, że niniejszy dokument został opracowany
w wyniku prac geodezyjnych i kartograficznych, których
rezultaty zawiera opowie techniczny przebieg do ewidencji
podstawowego zasobu geodezyjnego
w dniu 27 SIF 2020
I nadano mu identyfikator ewidencyjny materiałów zasobu:
P.0403.2.0.00 6.71.3

mgr inż. Andrzej Izbaner
geodeta
upr. 16722

Wykonat: Andrzej Izbaner

~~Jacek~~ Nowicki

		5000675116 ITMOWA PAM. 9000019071	
Tytuł opracowania: Przyłącze kablowe o 0,4kV ze złączeniem kablowo-konformowym do dz. 770 w m. Trzyczewin ul. Lesna gm. Koronowo		ENEA SPINIS Sp. z o.o. ul. Opławiec 154, 85-469 Bydgoszcz tel. 0-52 313 7100 e-mail: ece.bydgoszcz@enea.pl	
Tytuł rysunku: Plan zagospodarowania terenu		Inwestor: ENEA Operator Sp. z o.o. Rejon Dystryktu Nabeło ul. Nowa 41A, 89-100 Nabeło	
Projektant: mgr inż. Jacek Nowicki uprawn. do proj. w spec. instalacyjnej w zakresie elektrotechniki nr ewid. wgi. KXP/00049/WOEB/12		Adres Trzyczewin dz. 770 gm. m. Koronowo obręb Trzyczewin	
Data: 04/2020		Skala: 1:500 Nr rys.: 1	

jednostka ewidencyjna: Koronowo
obręb: ewidencyjny: Trzyczyn
działka: 770

Inwentaryzacja sieci eN

SKALA 1 : 500

Ark. mapy: 6.195.20.03.2.1

Ks. rob. 9069/2020 Id. zgłoszenia 6640.4842.2020


Koronowo, dnia 12.08.2020r

Wykonat: Andrzej Izboner upr16722

mgr inż. Andrzej Izboner

geodeta
upr. 16722

Andrzej Izboner
ul. Ogrodowa 34
96-010 KORONOWO
REGON 081573481 NIP 667 095 96

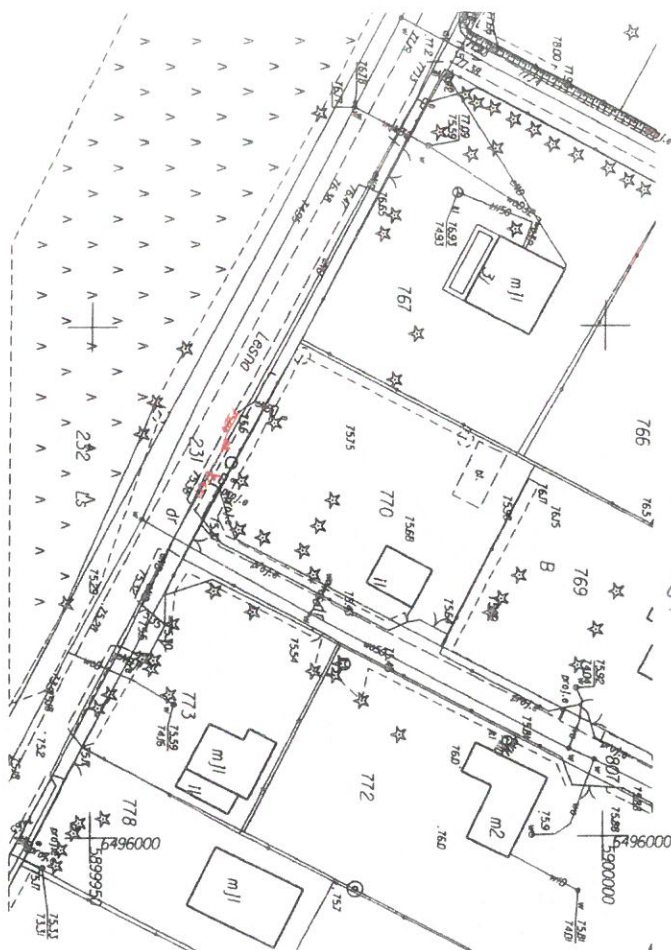

Podpisane się że niniejszy dokument został opracowany
w wyniku prac geodezyjnych i kartograficznych, których
rezultaty zostały oparte technicznie przynajmniej do ewidencji
podstawowego zasobu geodezyjnego

w dniu 27 SIE 2020

Wzrostem ma identyfikację ewidencyjną materiałów zasobu:

P 04012 0240 4543

mgr inż. Andrzej Izboner

geodeta
upr. 16722

SKŁAD WYKONAWCZY
Andrzej Izboner
ul. Dąbrowska 34
85-010 K. ORONO W.O.
REGON 08153481

jednostka ewidencyjna: Koronowo
obręb: ewidencyjny: Koronowo
działka: 1434, 1425/2

Inwentaryzacja sieci eN

SKALA 1 : 500


Ark. mapy: 6.197.20.09.1.2 i inne

Ks. rob. 9068/2020 Id. zgłoszenia 6640.4841.2020

Koronowo, dnia 22.07.2020r

Wykonał: Andrzej Izboner upr16722

mgr inż. Andrzej Izboner
geodeta
upr16722

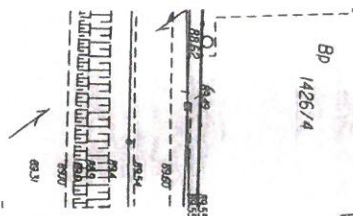


Podkreślono, że niniejszy dokument został opracowany
w oparciu o dane geodezyjne i kartograficzne, których
rezultaty zostały opiewane technicznie przekazywane do ewidencji
podstawowego zasobu geodezyjnego.

dnia 24.07.2020

Id. zgłoszenia 6640.4841.2020

mgr inż. Andrzej Izboner
geodeta
upr16722

Funkcje budynków przedstawiono wg. KŚT.

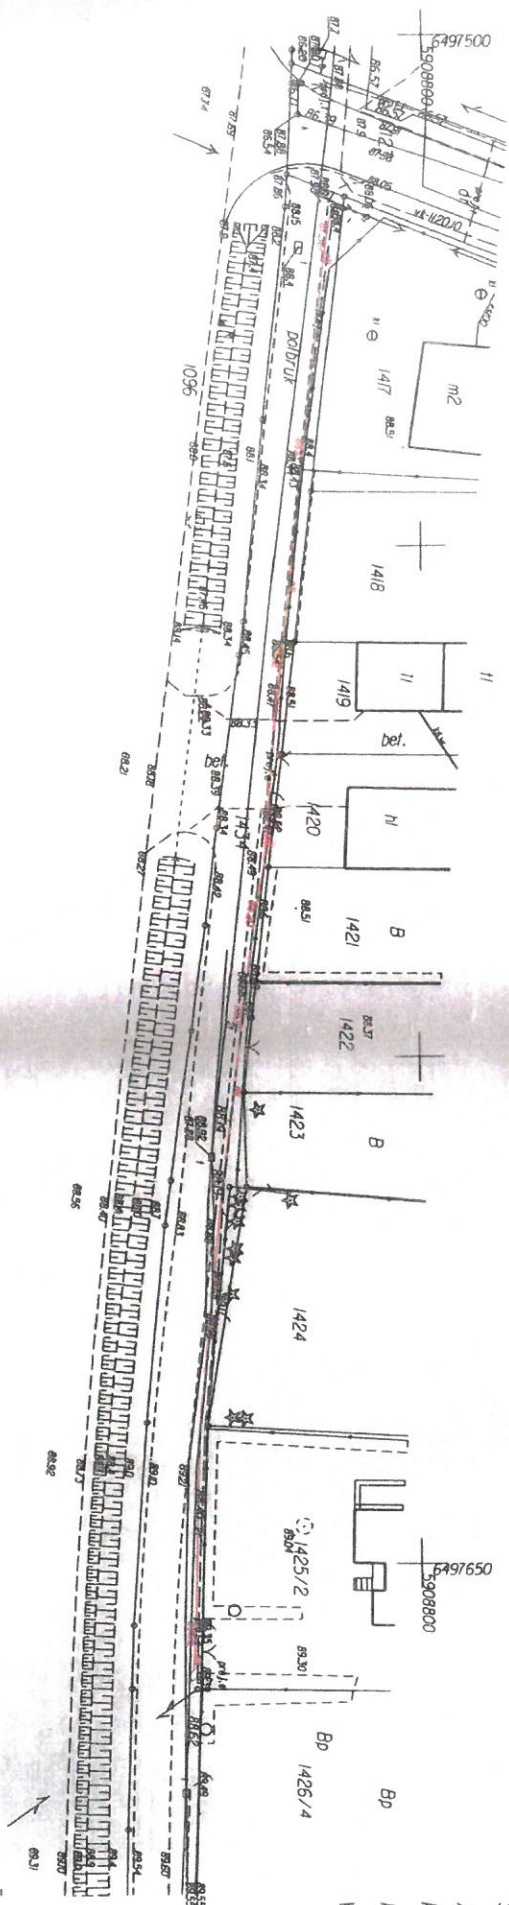

jednostka ewide
 obręb: ewidencj
 działka: 1434,
 Inwentaryzaci
 SKALA 1 : 500
 Ark. mapy: 6.19
 Ks. rob. 9068/
 Koronowo, dnia
 Wykonali: Andrzej

Przebiegła się, że nikt
 w wyniku prac geodezyj
 rezultatów zmian granic
 podsumowuje
 dnia
 14.12.2012

STAROSTA BYDGOSKI
Załącznik do zgłoszenia
znak WB 6743, wdb 2024
z dnia 15.06.2024 r.

**DOZWIENIENIE
POWYKONAWCZA**
30.10.2020

Inżynier Jacek Nowicki
upr. bud. do projektowania i kierowania
robotami budowlanymi i nadzoru
w spec. instalacji w zakresie sieci
instalacji i uz. elektrycz. i telekomunikacji
nr ewid. KUPW0447W/08/12

**Za zgodność kopii
z oryginałem mapy
do celów projektowych**
Jacek Nowicki

umowa nr 19000019071

5000662833	
Enea	
Enea Sernis Sp. z o.o. Odział Płomień, Region Bydgoszcz ul. Włocławek 109 Bydgoszcz tel. 0 52 313 17 00 e-mail: sec.bydgoszcz@ena.pl	
Inicjator: Enea / Operator Sp. z o.o. Region Dystryktu Nisko ul. Nowa 41A, 85-100 Nisko	
Inicjator:	
Typ projektu: Plan zagospodarowania terenu	
Adres: Tyszczyński dz. 762 powiat: bydgoski gmina: Koronowo obręb: Tyszczyński	
Projektant: Inżynier Jacek Nowicki upr. bud. do spec. instalacji w zakresie sieci instalacji i uz. elektrycz. i telekomunikacji nr ewid. KUPW0447W/08/12	
Data: 02.2020	
Skala: 1:500	
Nr rys.: 1	

Proponowana sieć, ze należącej do planu, została opiewana w opisie projektu i jest zgodna z planem, który należy złożyć wraz z projektem, w celu realizacji projektu podlegającego zmianie, zgodnie z planem i bez konieczności podlegającego zmianie, zgodnie z planem i bez konieczności	STAROSTA BYDGOSKI
Typ projektu: zmienny i stały	PLAN 2024
Wzrost: 1,80 m	
Waga: 70 kg	
Wzrost: 1,80 m	
Waga: 70 kg	

Nie wyklucza się istnienia w terenie
innych niezidentyfikowanych urządzeń podziemnych,
których nie wykryto w trakcie pomiaru.

MAPA DO CELÓW PROJEKTOWYCH
SKALA 1 : 500
PUWG "2000" s. 6 Układ wysokości PL-EVRF2007-NH
Arkusze mapy 6.196.20.23.4.3 i inne
Ks. rob. 8995/2020 Id. zgłoszenia 6640.2109.2020
Nie wykonano ustaleń obciążenia słupkami, gruntowymi
Sieci projektowane – stan na dzień 25.03.2020r
Koronowo, dnia 15.04.2020r
Wykonat: Andrzej Izbaner

Średnica kabli VAKY 4x50 (ześl. R. E. Tyszczyński S7)
obw. 300 relacji ZK 301 - ZK1+T1.302
prace, przedsięwzięcie (przy pomocy młoty prądowej)
kablem NAWZY-3 4x150 10m (4m trasy) i wprowadzić do
proj. SK3


Andrzej Izbuner
ul. Ogrodowa 3A
86-010 KORONOWO
REGON 081873481 NIP 667-036-69-8

SKALA 1 : 500

Ks. rob. 9069/2020 Id. zgłoszenia 6640.4842.2020

Koronowo, dnio 12.08.2020r

~~mgr. in. Andreas L. Böhner~~
~~geddeta~~
~~opr. 15722~~

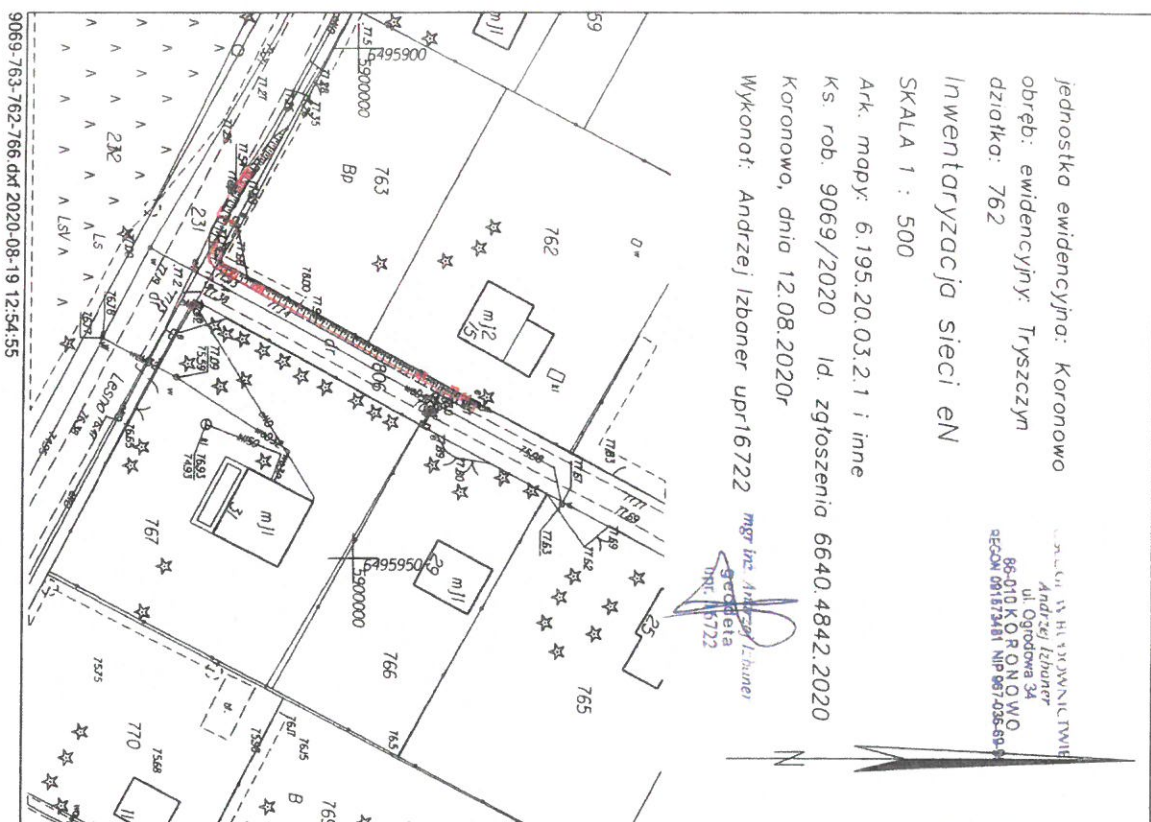

Podważa się, że niniejszy dokument został opracowany w wyniku prac geodezyjnych i kartograficznych, których rezultaty zawiera opart techniczny przyjęty do ewidencji państwowego zasobu geodezyjnego

w dniu 27.05.2020

i nadano mu identyfikator ewidencyjny materiałów zasobu:

P.0403.2 010 4513

~~Englisch~~ ~~Auftrag~~ ~~Schoner~~

~~geopeta~~
upr. 16722

Skala 1:500

Nowy Jasiniec

Arkusz mapy: 6.1998.21.11.12

województwo: kujawsko - pomorskie

obrek: Nowy Jasiniec [0016]

dzialka 11/44


ID zgłoszenia: 6640.652.2020	PIWG "2000"	s.6 [18]
------------------------------	-------------	----------

Made wykonano dnia: 05.03.2024 r. wys. PL-EVRF2007-NH

Na mapie nie ujawniono służebności gruntowych.

Posiadał do siebie ze siebie (czy dokument został opracowa- w tym celu przez funkcjonariuszy i kierowników, któ- rych są operaty techniczne) w odniesieniu do analizy i materia- łu podstawowego zosobu gospodarczego i kierowniczego	Dziś prowadzący badania zobu gospodarczego i kierowniczego	Identyfikator analizy numeru zosobu - numeru technicznego	Data otrzymania operaty technicznego do analizy i numeru zosobu	Imię, nazwisko i posade osoby przepracowującej zosobu
		STAROSTA BRIGADSKI	P.0403.2020	

Zakres pracy

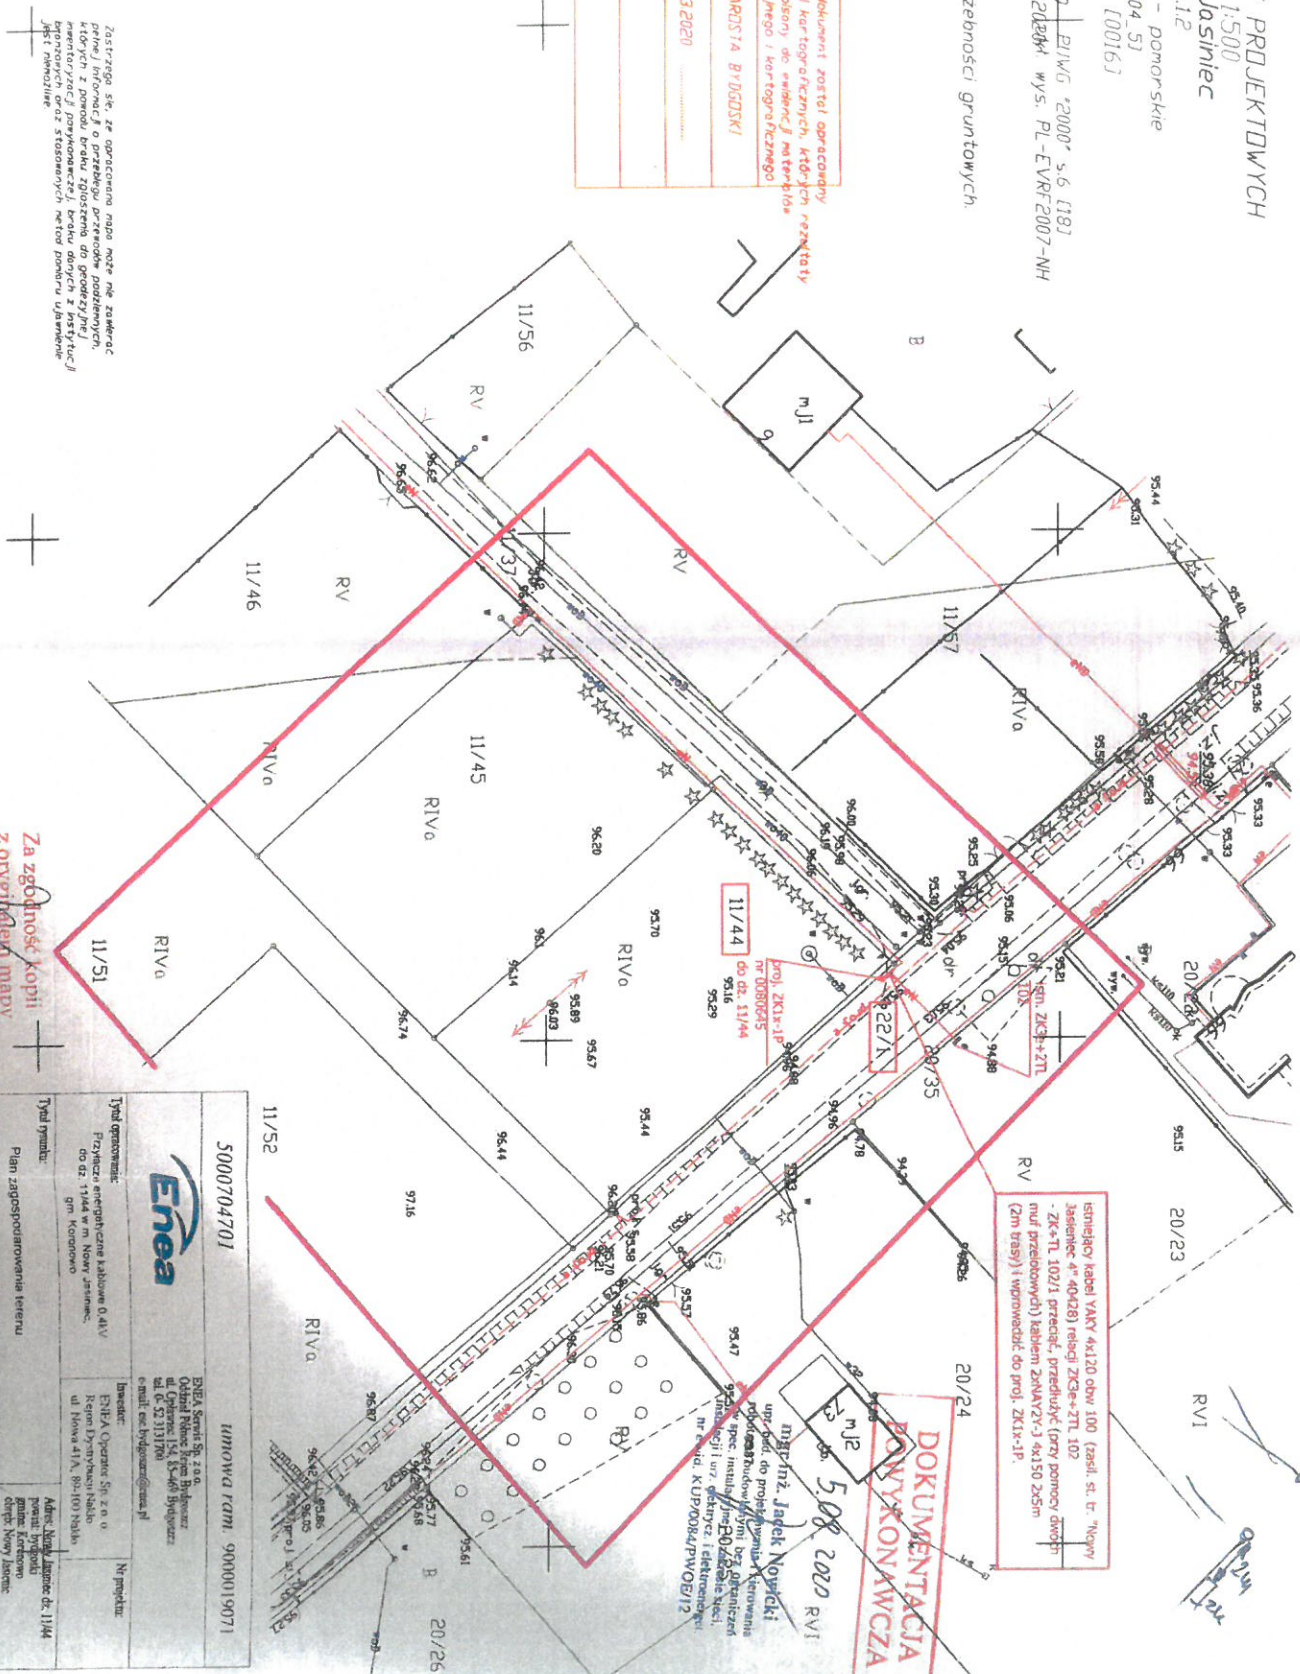

Za zgodność kopii
z oryginałem mapy
do celów projektowych
Jacek Nowicki

[illegible]

jednostka ewidencyjna: Koronowo
obręb: ewidencyjny: Nowy Jajniec
działka: 11/44

mgr inż. Andrzej Izbaner
ul. Ogrodowa 34
66-010 KORONOWO
REGON 081573481 NIP 667703-54-95

Inwentaryzacja sieci en


SKALA 1 : 500

Ark. mapy: 6.198.21.11.1.2

Ks. rob. 9082/2020 Id. zgłoszenia 6640.5413.2020

Koronowo, dnia 29.08.2020r

Wykonat: Andrzej Izbaner upr16722

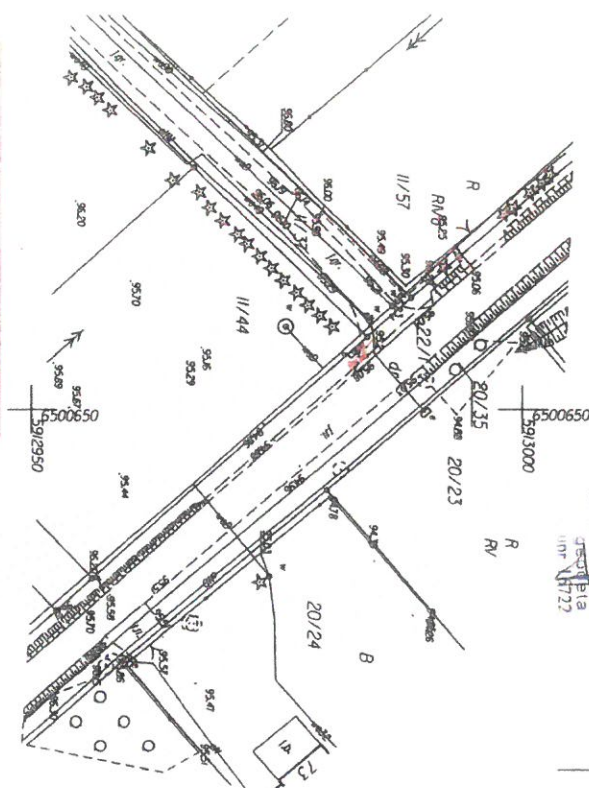

Wskazówki:
- w miejscu podziemnych i nadziemnych linii
- w miejscu podziemnych i nadziemnych linii
- w miejscu podziemnych i nadziemnych linii
- w miejscu podziemnych i nadziemnych linii

31.08.2020

Id. zgłoszenia 6640.5413.2020

mgr inż. Andrzej Izbaner
geodeta
upr 16722

jednostka ewidencyjna: 040304_5, Koronowo-G
obrb: ewidencyjny: 0017, Okole
działka nr 98,

2020

ITACTA

AWCZA

1

jednostka ewidencyjna: Koronowo
obręb ewidencyjny: Okole
działka: 63/3

USŁUGI W OBRĘBACH
Andrzej Izbaner
ul. Ogrodowa 3a
84-410 KORONOWO
REGON 08157441 NIP 67-776-62-67

Inwentaryzacja sieci en

SKALA 1 : 500


Ark. mopy: 6.19.7.20.18.3.4

Ks. rob. 9109/2020 Id. zgłoszenia 6640.6423.2020

Koronowo, dnia 23.09.2020r

Wykonał: Andrzej Izbaner upr16722

mgr inż. Inwencji Izbaner
geodeta
upr.16722

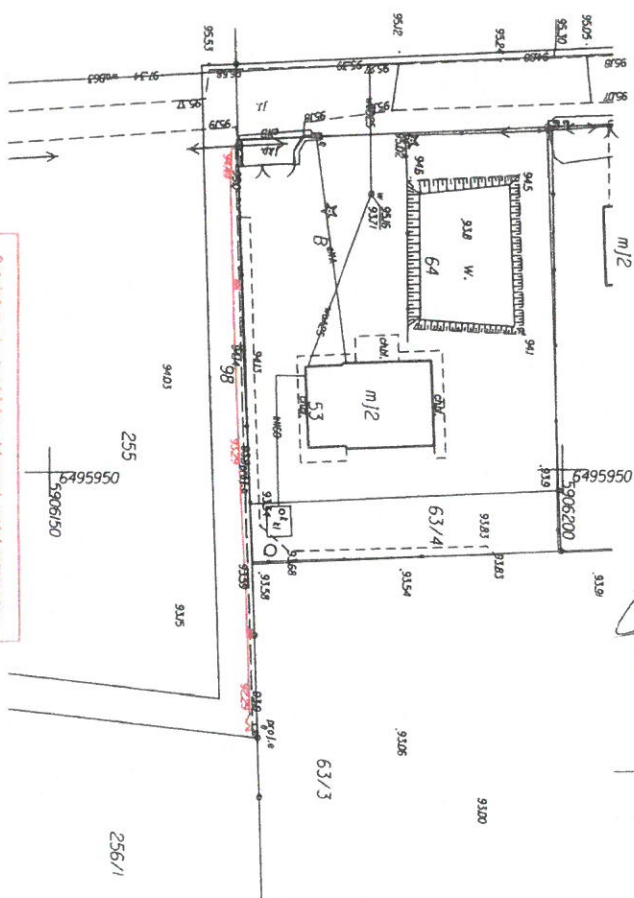

Przewodzący się, że niniejszy dokument został opracowany
w wyniku prac geodezyjnych i kartograficznych, których
rezultaty zawiera operat techniczny przełożony do ewidencji
podstawowego zasobu geodezyjnego.

dnia 23.09.2020

Id. zgłoszenia 6640.6423.2020

mgr inż. Andrzej Izbaner
geodeta
upr.16722

nie wykluczo się istnienia w terenie innych niezidentyfikowanych urządzeń podziemnych, których nie wykryto w trakcie pomiaru.

SKALA 1 : 500

PUWG "2000" s. 6 Układ wysokości PL-EVRF2007-NH
Arkusz mapy 6.196.20.23.4.3 i inne

Ks. rob. 8995/2020 Id. zgłoszenia 6640.2109.2020
Nie wykonano ustalenia obowiązków służebnościami podstawowymi
Sieci projektowane – stan na dzień 25.03.2020r
Koronowo, dnia 15.04.2020r
Wykonat: Andrzej Izbaier

Maciej Lewandowski

Elektronicznie podpisany przez

Maciej Lewandowski

Data: 2020.04.20 11:38:54

+02'00"

USKUDI W BUDOWNICTWIE
Andrzej Libaner

Andrzej Izbański

ul. Ogrodowa 34

86-010 K O R O N O V D
REGON 091573481 NIP 967-036-69-95

mgr. in. Andrzej Lech


090813

30-1602

[illegible]

Za zgodność kopii
z oryginalną mapą
do celów projektowych
Jacek Nowicki

5000687239		Umowa Pdm. 9000017901	
		ENEA S.p.A. Energia ul. Opławiec 124, 85-469 Białystok tel. 0-22 313 1700 e-mail: csc.bialystok@cegnia.pl	
Typ umowy: Linia kablowa 0,4W ze zlicznem kablowo-pomiarowym do dz. 789 w m. Trzyczecznym i Łasata gm. Kozłowo		Instalator: ENEA Operator Sp. z o.o. Rejon Dystryktu Nisko ul. Nowa 41 A, 88-100 Nisko	
Plan zamieszkania i terenu		Mf podaje: Adres: Trzyczecznym dz. 769 powiat: Bydgoski gmina: Kozłowo okręb: Trzyczecznym	
Prośbą: złożyć koszt korzyści uprzedko z wyjątkiem w spec. instalacyjnej w zakresie pod- budowy i rozprawy elektrycznej w zakresie podbudowy na stronie: http://kalkulacja.energia.pl		Podpis: 	
Data: 04.2028		Stale: 1:000	
Mf type: 1		Mf type: 1	

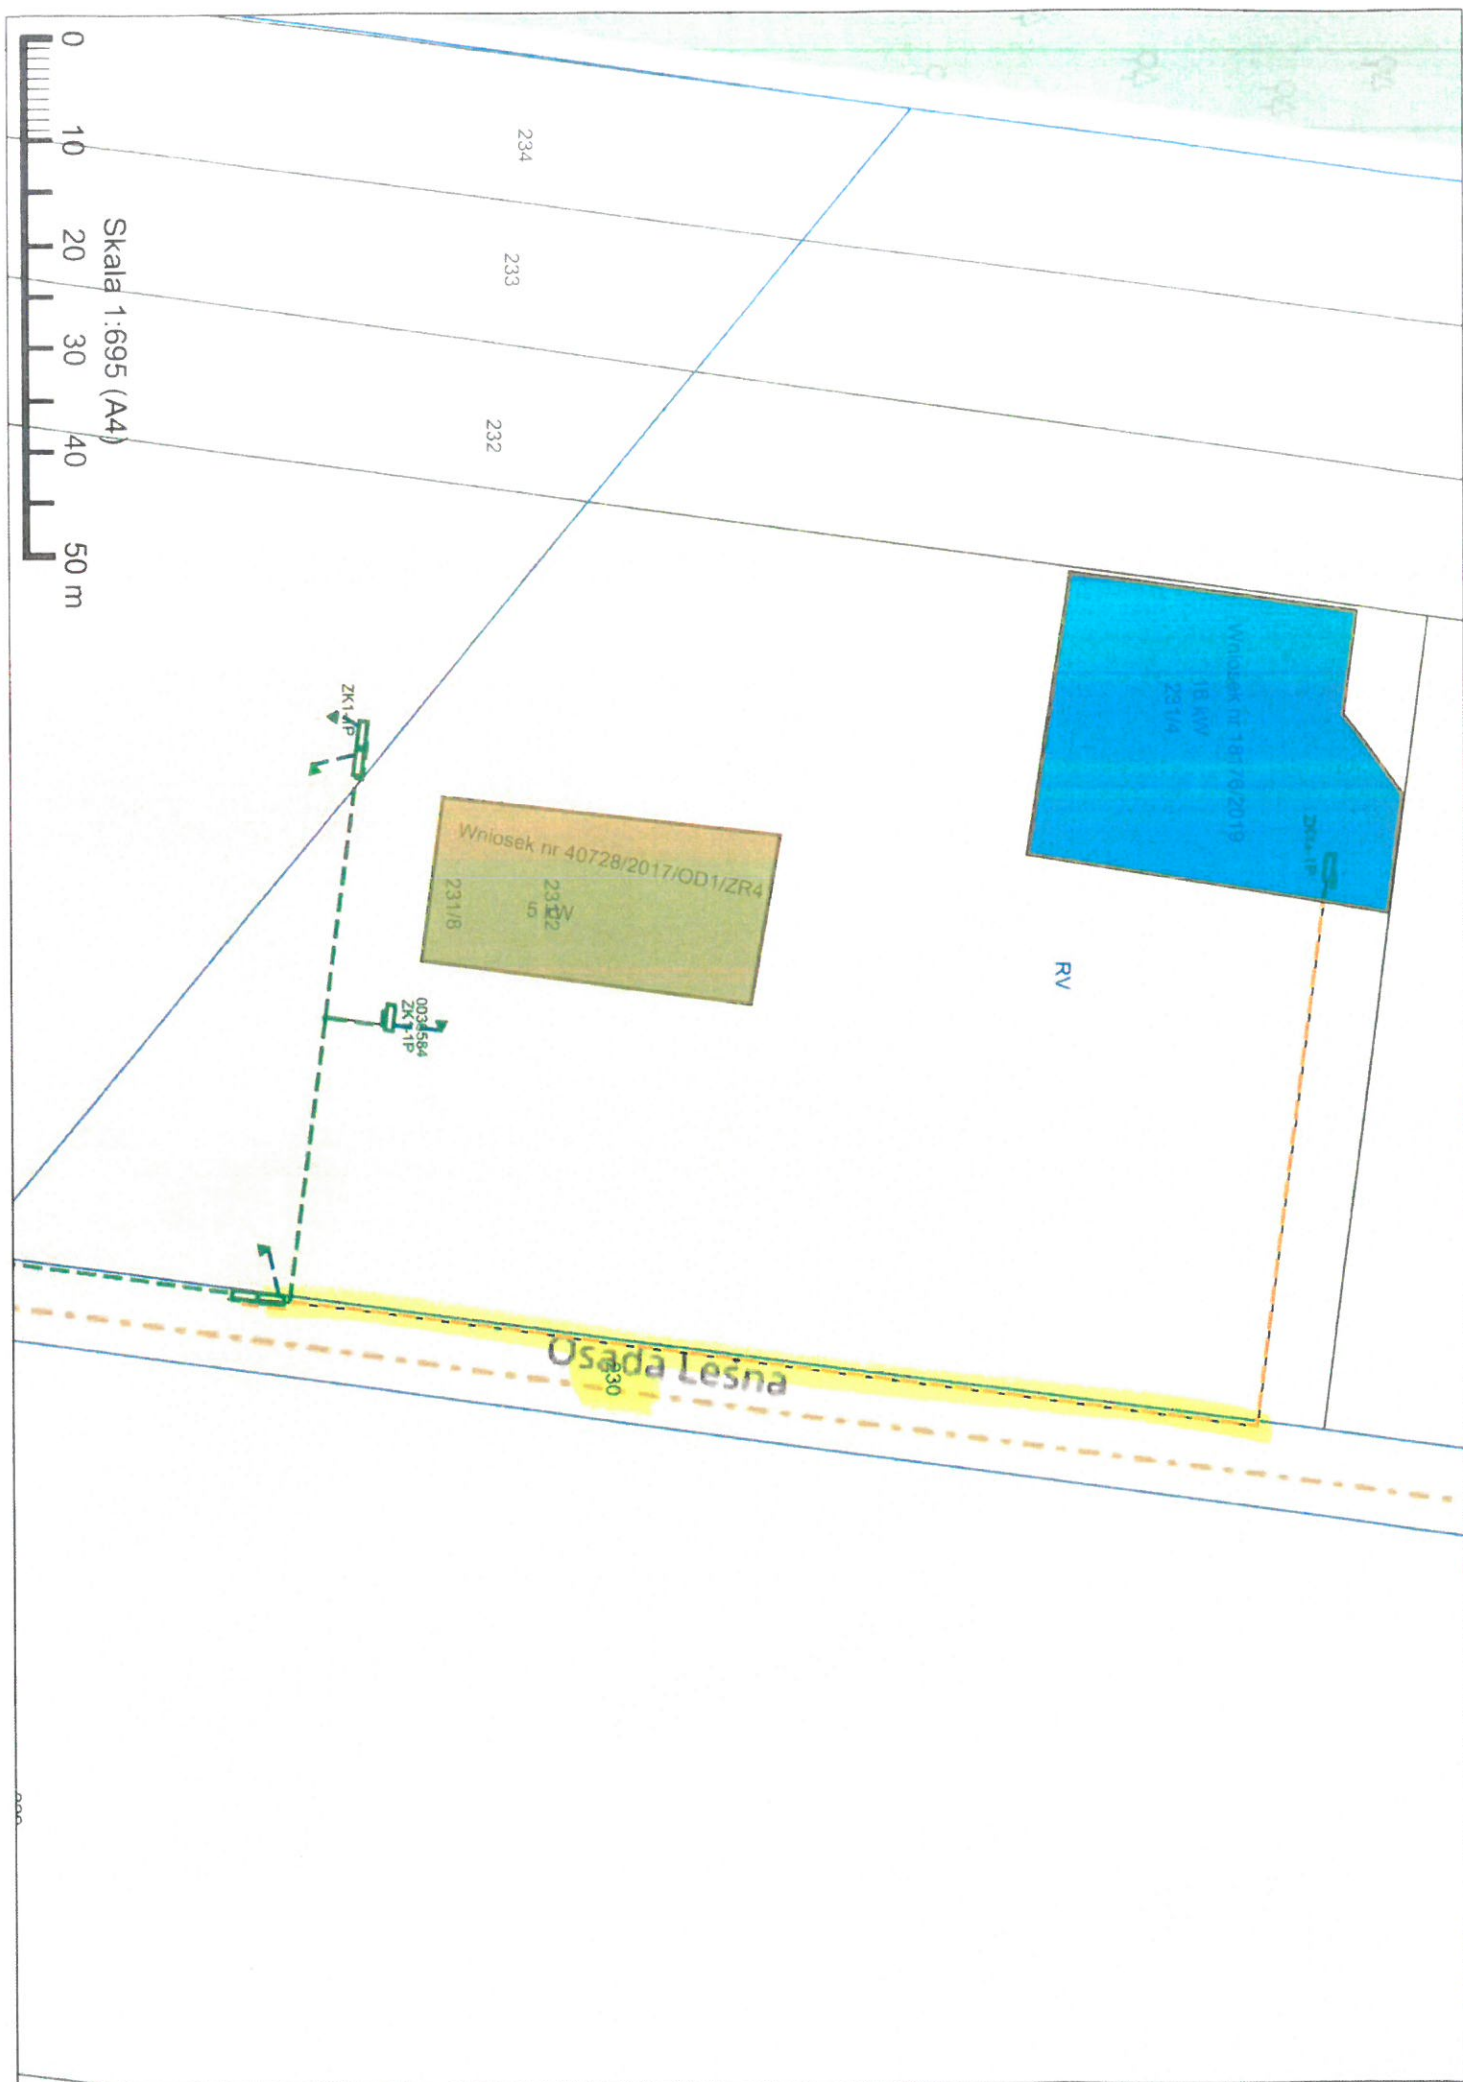

Uzasadnienie

Inwestor ENEA Operator Sp. z o. o., z siedzibą w Poznaniu zwrócił się do Burmistrza Koronowa z wnioskiem o ustanowienie służebności przesyłu na działkach ewidencyjnych położonych w Koronowie, gm. Koronowo, w zakresie linii kablowych oraz złączy kablowych na przedmiotowych działkach.

Komisja Przestrzegania Prawa, Gospodarki Komunalnej i Przestrzennej Rady Miejskiej w Koronowie w dniu 18 listopada 2020 r. pozytywnie zaopiniowała wniosek w sprawie ustanowienia służebności przesyłu na działkach nr: 67/1 w Salnie, 317/54, 2208, 166/12, 169/13, 1594/3, 2043/1, 62, 172/13, 1434 w Koronowie, 231, 806, 807, 808, 809, 810, 477 w Tryszczynie, 225 w Samociążku, 296 w Sitowcu, 22/1 w Nowym Jasińcu, oraz na działce nr 98 w Okolu, dla linii i złączy kablowych.

Zgodnie z art. 13 ust. 1 ustawy z dnia 21 sierpnia 1997 r. o gospodarce nieruchomościami (tj. Dz. U. z 2020 r., poz. 1990 ze zm.) nieruchomości mogą być przedmiotem sprzedaży, zamiany i zrzeczenia się, oddania w użytkowanie wieczyste, w najem lub dzierżawę, użyczenia, oddania w trwałe zarząd, a także mogą być obciążane ograniczonymi prawami rzeczowymi oraz w myśl art. 305 ustawy z dnia 23 kwietnia 1964 r. Kodeks Cywilny (tj. Dz. U. z 2020 r. poz. 1740 ze zm.) nieruchomość można obciążyć na rzecz przedsiębiorcy, który zamierza wybudować lub którego własność stanowią urządzenia, o których mowa w art. 49 § 1. prawem polegającym na tym, że przedsiębiorca może korzystać w oznaczonym zakresie z nieruchomości obciążonej, zgodnie z przeznaczeniem tych urządzeń (służebność przesyłu).

Prawo służebności będzie umożliwiało korzystanie z urządzeń sieci elektroenergetycznej zgodnie z ich przeznaczeniem, tj. w zakresie całodobowego wstępu, przechodu, przejazdu, przeglądu, konserwacji, naprawy lub wymiany oraz rozbudowy.

W związku z powyższym niniejszą uchwałą wyraża się zgodę na ustanowienie służebności przesyłu na działkach nr ewidencyjne: 67/1 w Salnie, 317/54, 2208, 166/12, 169/13, 1594/3, 2043/1, 62, 172/13, 1434 w Koronowie, 231, 806, 807, 808, 809, 810, 477 w Tryszczynie, 225 w Samociążku, 296 w Sitowcu, 22/1 w Nowym Jasińcu, oraz na działce nr 98 w Okolu, gm. Koronowo, Niniejszym wnosi się o podjęcie powyższej uchwały.

Dokument podpisany bezpiecznym podpisem elektronicznym

Podpis: Signature-1604427180

Imię: Katarzyna

Nazwisko: Szulta-Romaniuk

Instytucja: Gmina Koronowo

Miejscowość: Koronowo

Województwo: kujawsko-pomorskie

Kraj: PL

Data podpisu: 24 lutego 2021 r.

Zakres podpisu: Cały dokument