

USTUŁCI GEODEZYJNE
 Roman Jędrzejak 25 58
 ul. Ogrodowa 34, 04-000, O.W.O.
 4550N 192531 671 NIP: 967-036-10-81

mgr inż. Roman Jędrzejak
 geodeta
 nrp 1916


Wykonani: Rolbenner upr. 1916K, E. R. C. 198/2006
 Ark.nr. 344.432.033.1.033.2 Ks.rozb. 1709/2006
 Koronowo dn. 07.09.2006r.

MAPA SYTUACYJNO-WYSOKOSCIOWA Z UZBROJENIEM TERENU

Skala 1:500

Woj. kujawsko – pomorskie
 Powiat: bydgoski
 Obręb: 21

m. KORONOWO ul. Kwiatowa

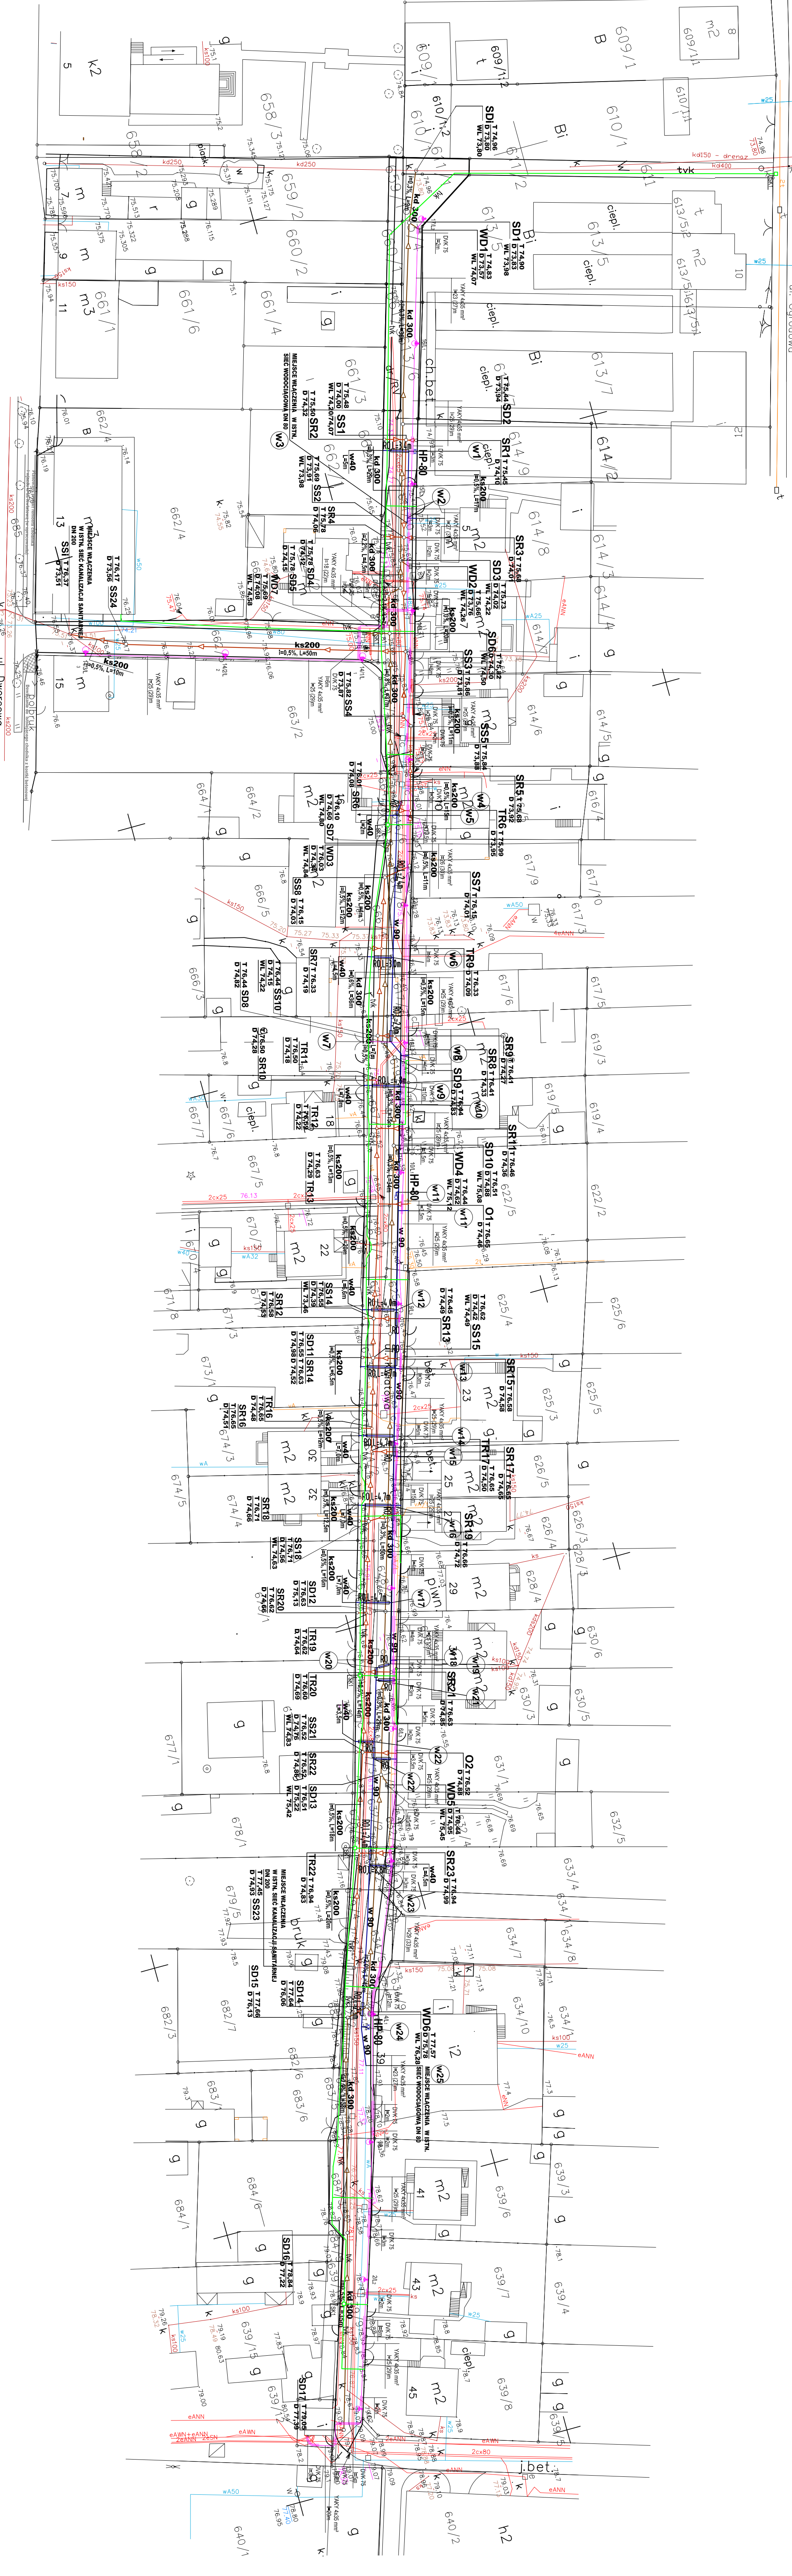

STAROSTWO POWIATOWE W BYDGOSZCZY
 Powiatowy Urząd Geodezji i Kartografii
 W obszarze oznaczonym liniami...
 Wzrost: 1845-2006
 28.115.2006
 2006.09.07
 2006.09.07

LEGENDA

- PROJ. RURA OCHRONNA DVK 75
- PROJ. KABEL OŚWIETLENOWY YAKY 4X35 NH2
- PROJ. RURA OSMIETLENOWA NA SUPLE 6M
- PROJ. KANALIZACJA SIECI TELEWIZJI KABLOWEJ (TVK) - RURY RPP 110/3,7 UKŁADANE NA GI. 1,2 M W ULICY I 0,6M W OPASCE JEZIORNI - WG OBRNEGO OPRACOWANIA
- PROJ. STUDIUM TYK - SK1 - WG OBRNEGO OPRACOWANIA
- PROJ. KANALIZACJA DESzczOWA Z RURY PCV
- PROJ. STUDIUM REMIZYJNA KANALIZ. Z 425NH
- PROJ. WPUST DESzczOWY ŻELWNY Z OSADNIKIEN
- PROJ. KANALIZACJA SANITARNA Z RURY PCV
- PROJ. STUDIUM REMIZYJNA KANALIZACJI SANITARNEJ Ø 425NH
- PROJ. STUDIUM REMIZYJNA KANALIZACJI SANITARNEJ Ø 315NH
- PROJ. TRÓJNIK KANALIZACJI SANITARNEJ PVC DN 200 45°
- PROJ. WODOCIĄG PVC-U 90 PN 10
- PROJ. RURA OCHRONNA PEHD
- PROJ. HYDRANT POŻAROWY PODZIEMNY
- PROJ. WZEWÓD WODOCIĄGU

Weryfikował	Projektował	Typ	Opis
mgr inż. Robert Ródek	mgr inż. Robert Ródek	PLAN ZAGOSPODAROWANIA TERENU	SAINTANIEL, DESzczOWY I WODOCIĄG
		Objekt	Budowa ulicy Kwiatowej w Koronowie
		Skala	1:500
		Data	12.2006