

MAPA SYTUACYJNO-WYSOKOŚCIOWA  
Z UZBROJENIEM TERENU

Skala 1:500

Woj. kujawsko - pomorskie


Powiat: bydgoski

m. KORONOWO obr. 22, 23

WYKONAWCA W BUDOWNICTWIE Inżynier Józef WŁO 84-310 KORONOWO ul. Piłsudskiego 10 tel. 052 234 41 23	
mgr inż. Andrzej JABANEK geodeta upr. 16722	mgr inż. Antoni WĄS K.E.A.S. / 2007 Nr. 144-1423/1.041.022.09 Koronowo dn. 05.02.2007.

Nie wklucza się  
innych urządzeń i wykonanych  
koryt nie wykazywanych  
w terenie pomiaru.

STANOWI WIDOK PRZEDSIĘWZIĘCIA W PROJEKTY  
Pracownicy Urzędu Miejskiego w Koronowie  
Urząd Miejski w Koronowie  
23.04.07

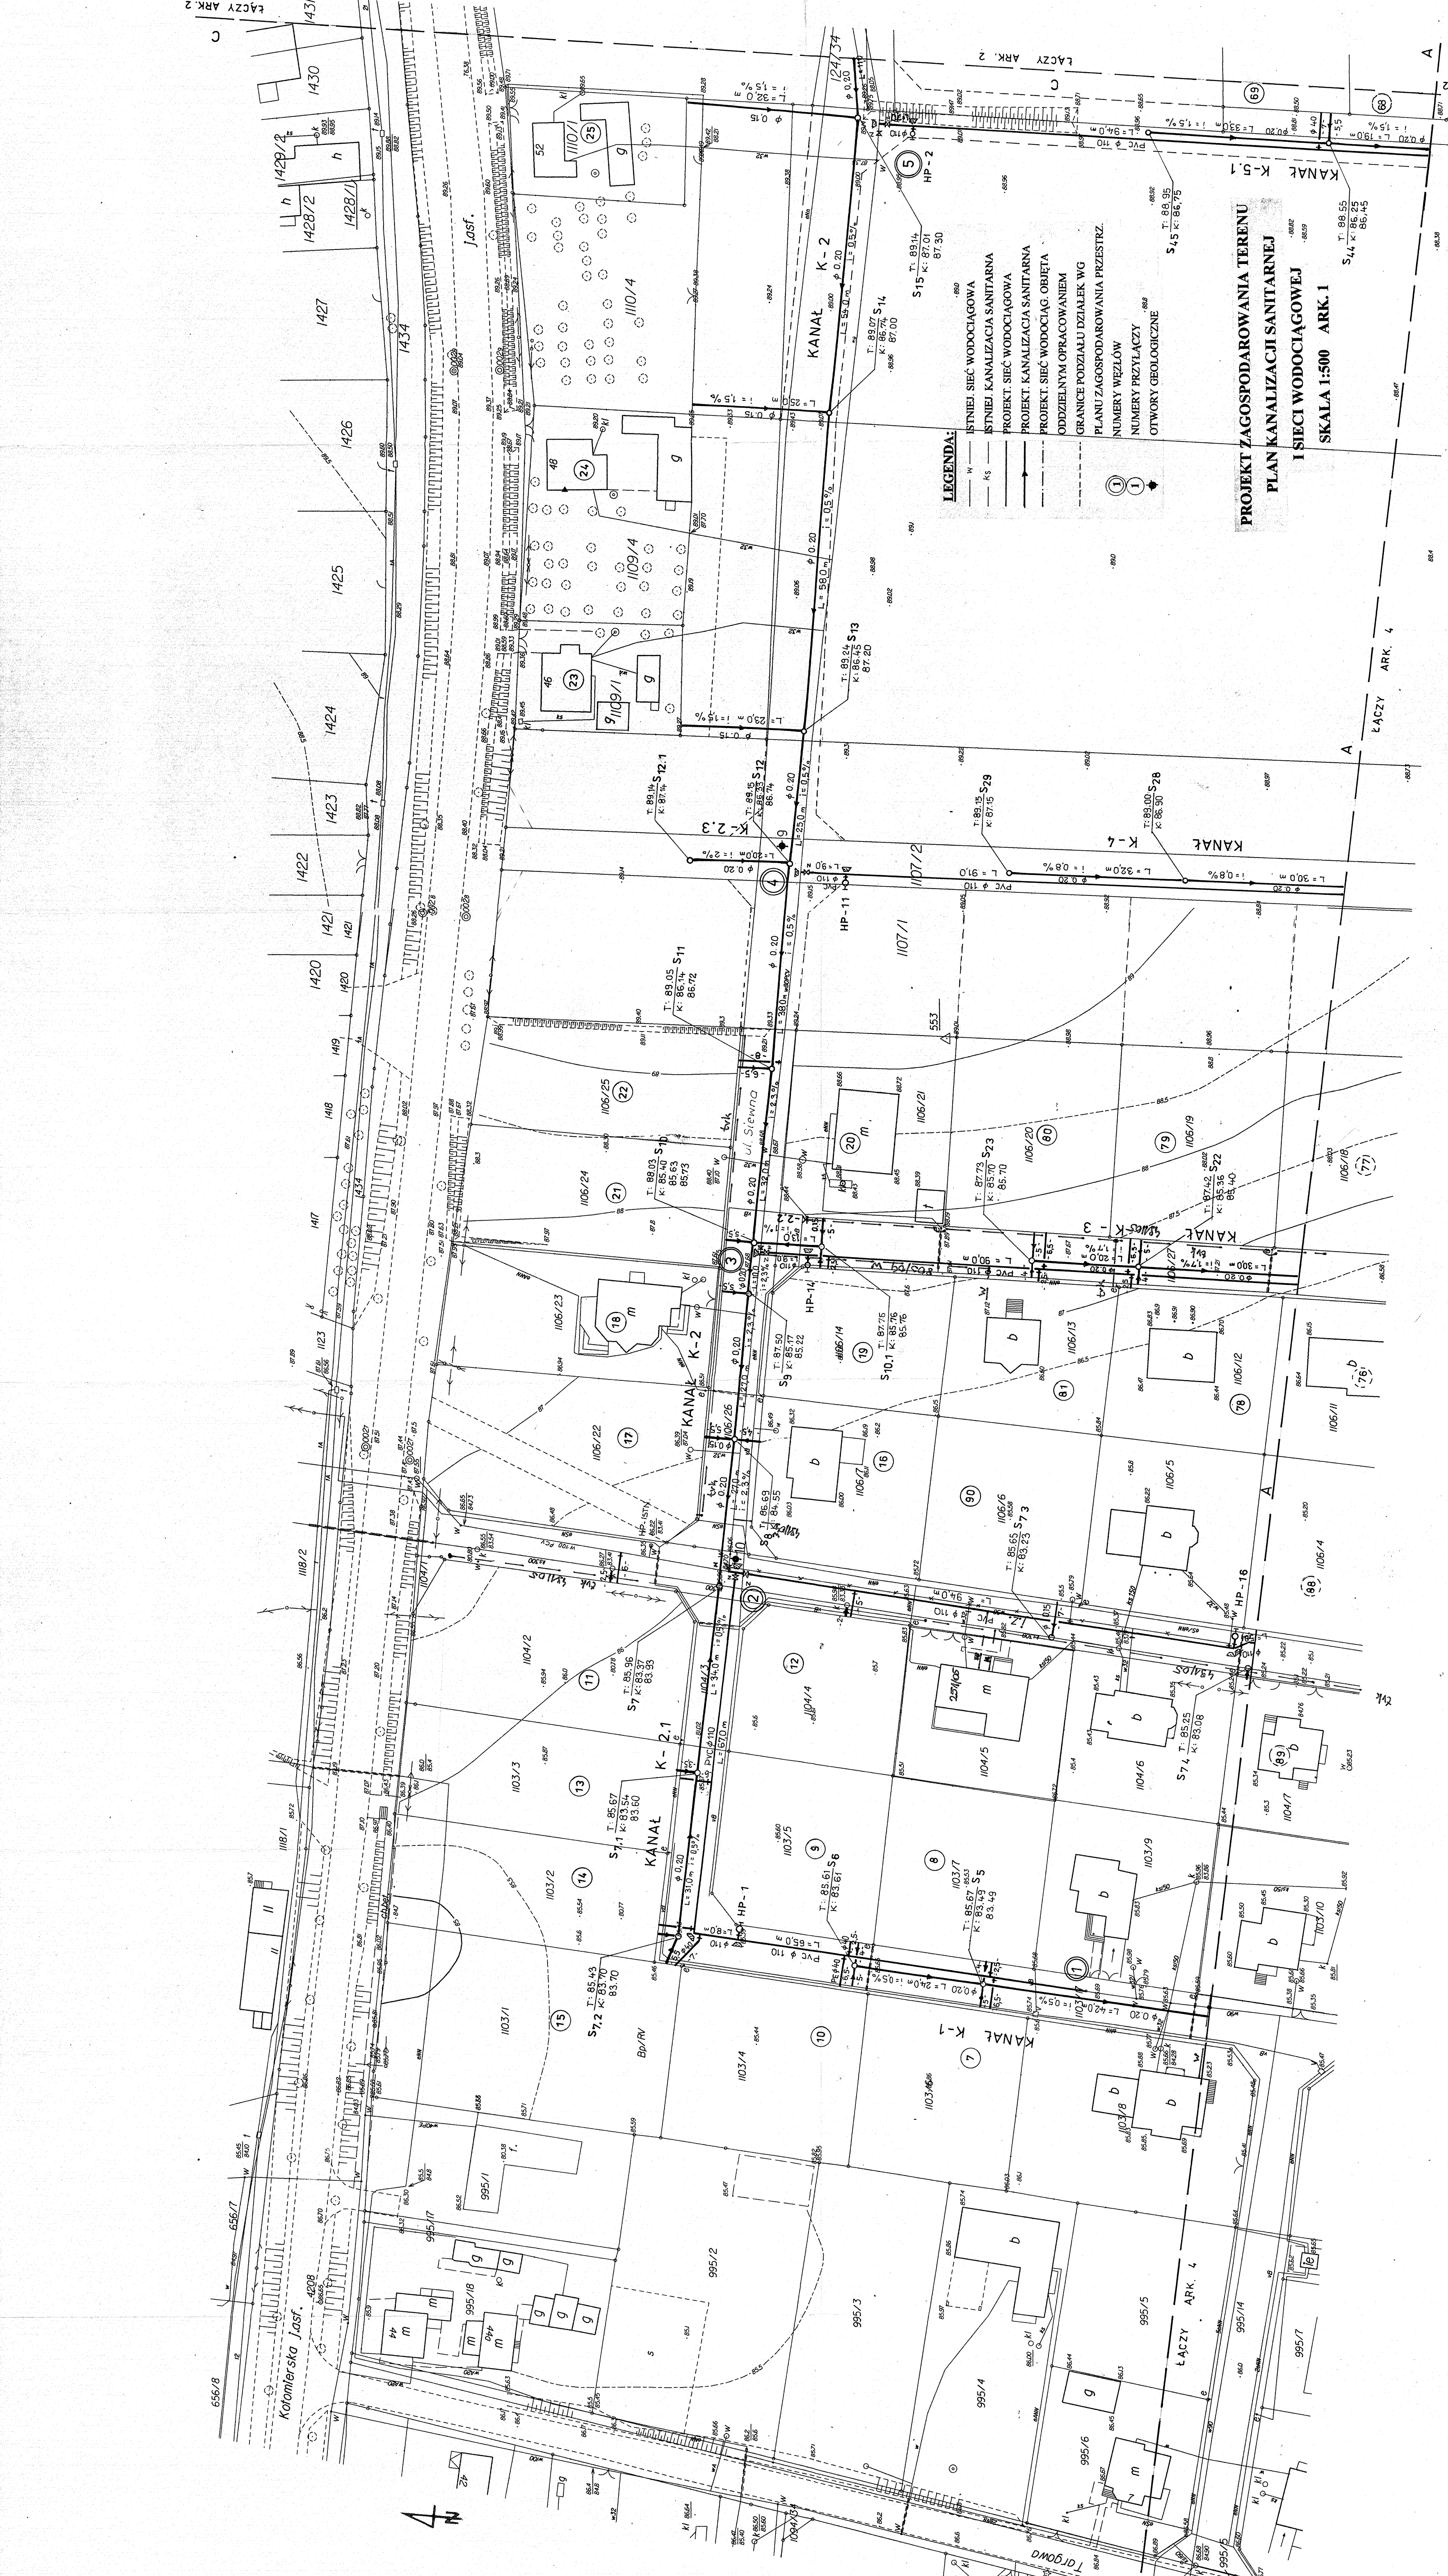

Zakład Usług Technicznych „PROBUDIM” Sp. z o.o. BYDGOSZCZ	
Obiekt:	KORONOWO
Temat:	Osiedle mieszkaniowe – „LUSZYNY”
Funkcja:	Osiedle mieszkaniowe – plan kanalizacji sanitarnej i sieci wodociągowej
Projektant:	Mgr inż. D. Rogalski
Sprowadził:	Mgr inż. K. Ferenc
Inst. aut.	72103/07/78 72103/08/85
Inst. aut.	07-077 RYS. 1





PROJEKT ZAGOSPODAROWANIA TERENU  
PLAN KANALIZACJI SANITARNEJ  
I SIECI WODOCIĄGOWEJ  
SKALA 1:500 ARK. 2


Zakład Inżynierii Technicznej „PROBUD”  
Sp. z o.o. BYDGOSZCZ  
Obiekt: KORONOWO  
Temat: Projekt budowlany kanalizacji sanitarnej i sieci wodociągowej  
Funkcja: Inż. Inżynier  
Projektant: mgr inż. D. Rogalski  
Sprawdził: mgr inż. K. Fencel

Nie wyklucza się  
zmian w terenie  
których nie wykryto  
w trakcie pomiaru.

MAPA SYTUACYJNO-WYSOKOŚCIOWA  
Z UZBROJENIEM TERENU  
Skala 1:500  
Woj. kujawsko-pomorskie  
Powiat bydgoski

m.KORONOWO obr.22, 23

USŁUGI W BUDOWNICTWIE  
i GOSPODARSTWIE WODNIM  
REGON 14252314, NIP 87-008-89-5  
mgr inż. Andrzej Jabaner  
gosciate  
ul. 16721  
Włocławek ul. Wolności 22 K.E.A.G. / 2207  
41-07-544-432314-031-082-09 K.S.A.5998/2007  
Koronowo 06-05-2007.

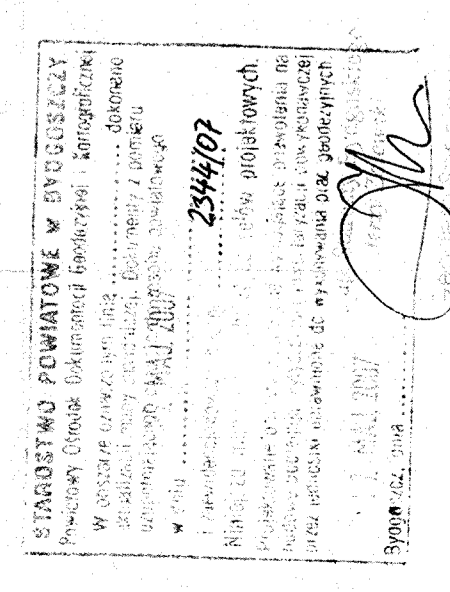



Nie wykluza się istniejących urządzeń podziemnych, których nie wykryto w badaniach pomiarowych.

MAPA SYTUACYJNO-WYSOKOŚCIOWA  
Z UZBROJENIEM TERENU

Skala 1:500  
Woj. kujawsko-pomorskie  
Powiat bydgoski

m. KORONOWO obr. 22, 23

USŁUGI W BUDOWNICTWIE	
Pracownia Inżynierska i Architekcyjna ul. Ogrodowa 34 86-015 Koronowo REGON 141975081 NIP 867 035 84-95	
mgr inż. Andrzej Jabaner geodeta upr. 16722	
Wydanie: 12/2007	A.E.R.C. 2.11/2007
Archiwizacja: 04.03.2014 OKL 082.009	Katow.0880/2007
Koronowo 04.05.2007r.	

STANOWISKO PRACOWNICZE W BYDGOSZCZY  
Pracownia Inżynierska i Architekcyjna  
ul. Ogrodowa 34  
86-015 Koronowo  
REGON 141975081 NIP 867 035 84-95  
mgr inż. Andrzej Jabaner  
geodeta  
upr. 16722  
2007/07

odcinek nr 4

PROJEKT ZAGOSPODAROWANIA TERENU  
PLAN KANALIZACJI SANITARNEJ  
I SIECI WODOCIĄGOWEJ  
SKALA 1:500 ARK. 3

Obręb: KORONOWO	
Zakład Inżynierii Technicznej „PROBUDIN” Sp. z o.o. BYDGOSZCZ	
Temat: Projekt techniczny kanalizacji sanitarnej i sieci wodociągowej	
Planista: Jacek Nawrocki	Nr upr. specj.: Podpis: Dan
Projektant: mgr inż. D. Bójek	721014078
Sprawdził: mgr inż. K. Ferenc	721035886
	inż. inż. RYS. 3

